



PŮDORYS 1.NP a 2.NP

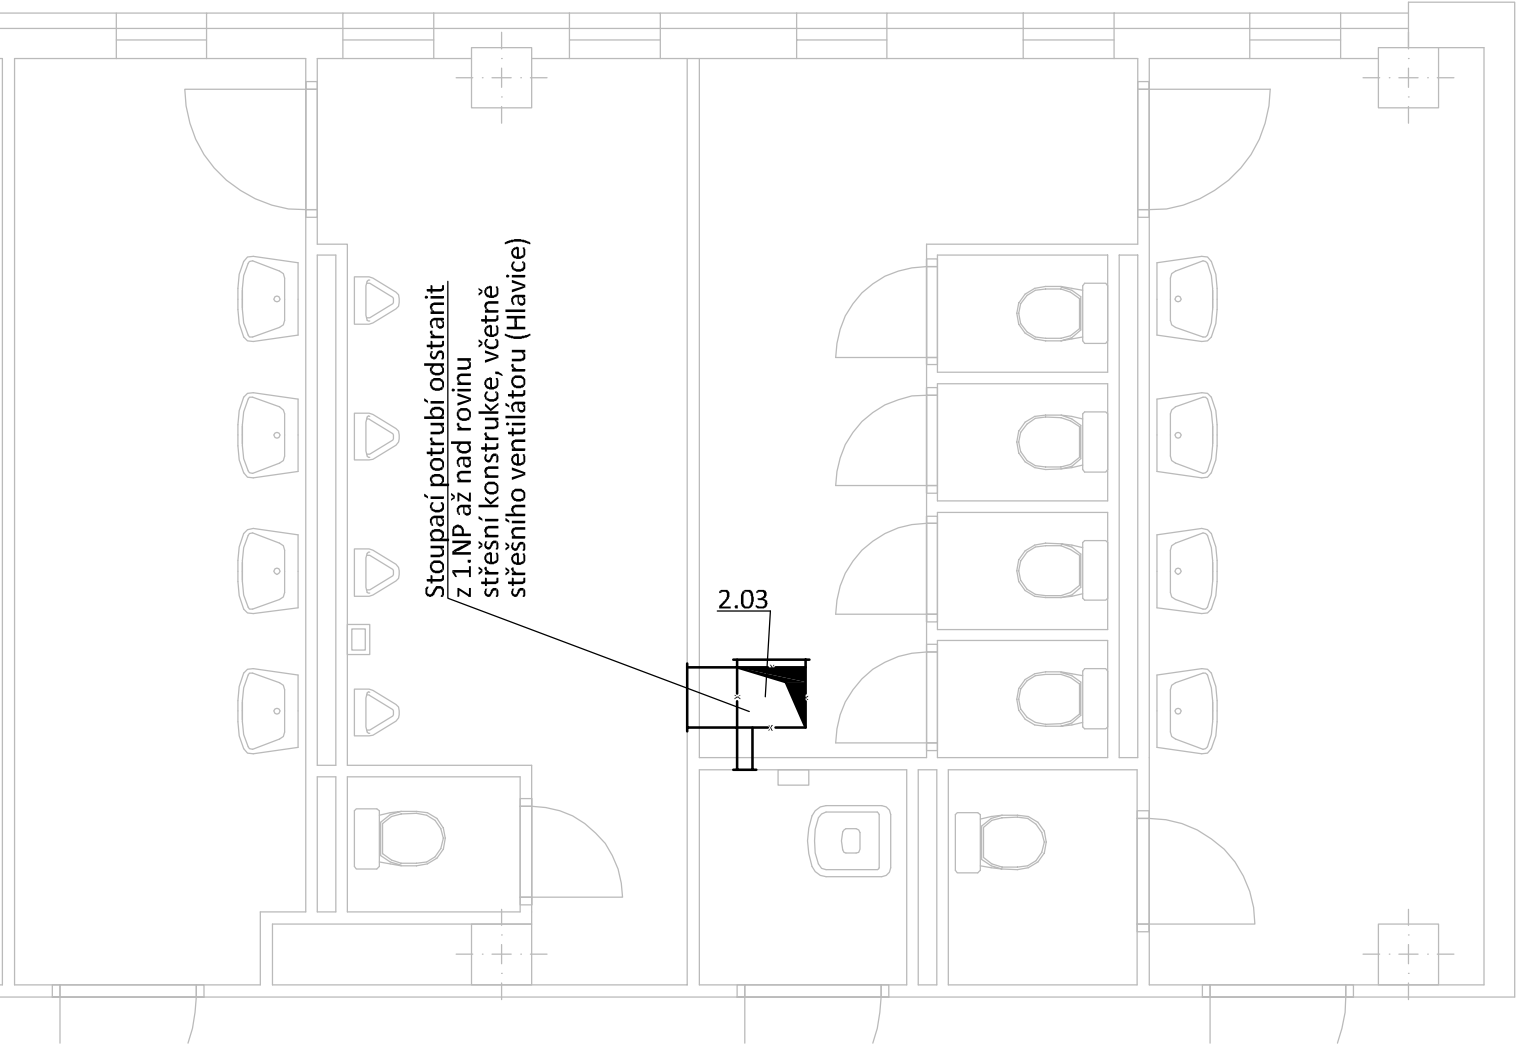


PŮDORYS 1.NP

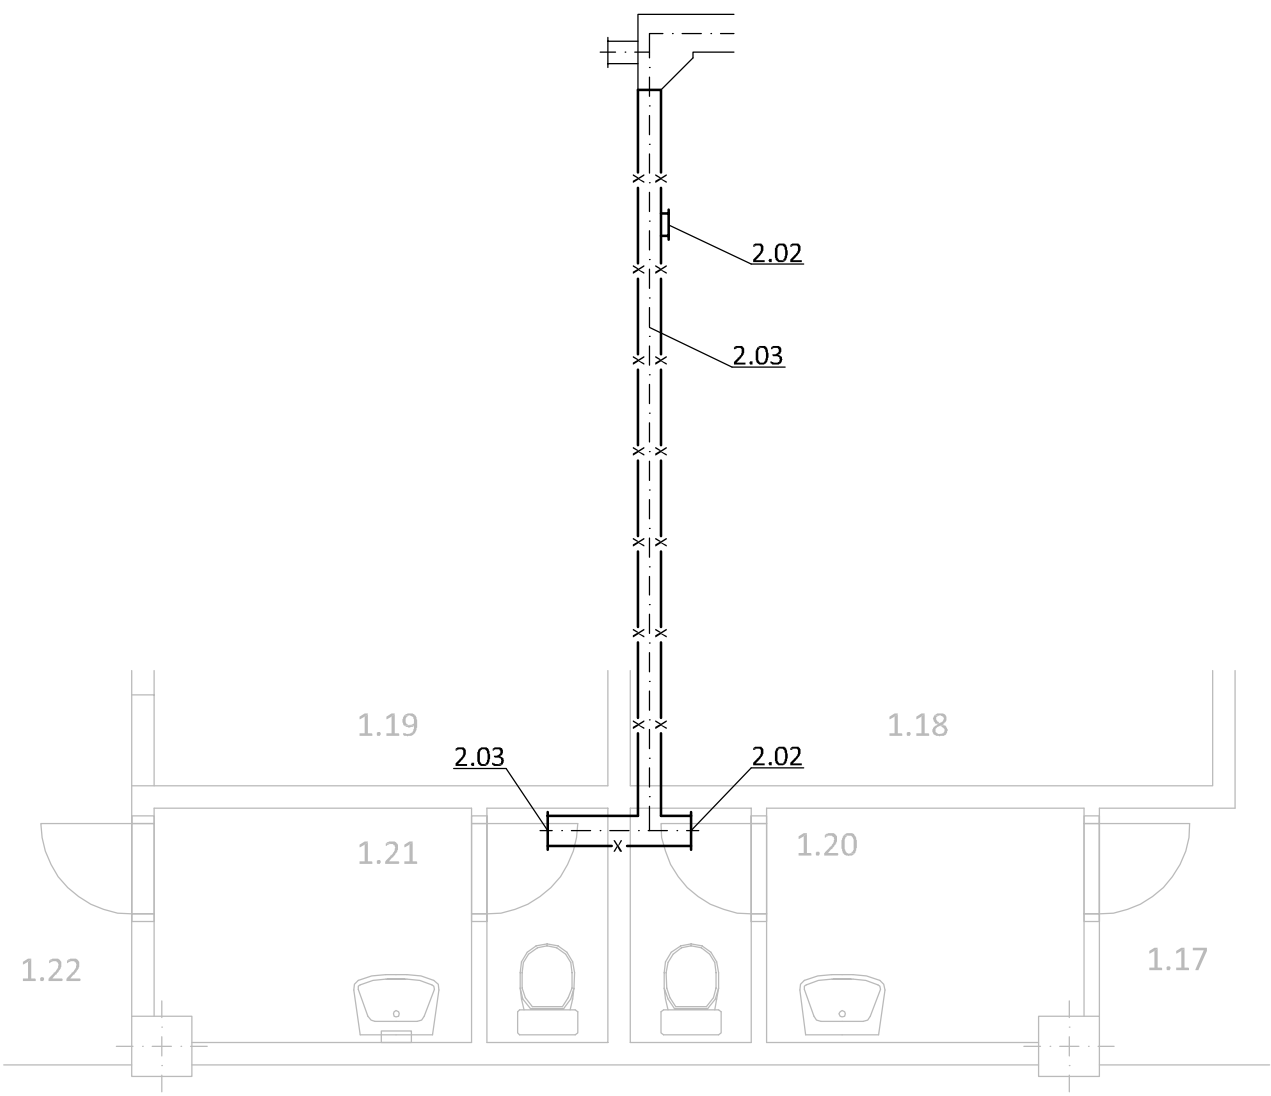


LEGENDA PRVKŮ VZDUCHOTECHNIKY

	Stávající potrubí
	Odstraňované stávající potrubí včetně kotvení, zařízení a koncových elementů
ZAŘÍZENÍ ČÍSLO:	
2 Odstraňované VZT zařízení (1.NP, 2.NP a střecha).	
2.01 Stávající nadstřešní ventilátor - odstranit včetně armatur a potrubí.	
2.02 Stávající potrubní ventilátor - odstranit včetně armatur a potrubí.	
2.03 Stávající vzduchotechnické potrubí - odstranit včetně armatur, koncových prvků a příslušenství.	

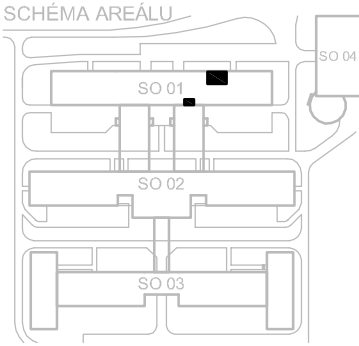

POZNÁMKY:

- Veškeré demontované zařízení bude ekologicky zlikvidováno.
- Veškeré stávající rozvody vzduchovodu, bude odstraněno dle projektové dokumentace a ekologicky zlikvidováno.
- Pozor! Při návrhu projektant vychází ze skutečností, které bylo možné zjistit vizuální prohlídkou na stavbě v době zpracování této dokumentace. Pokud dojde při zahájení stavby ke zjištění jiných skutečností, než je předpokládáno, bude muset být návrh v rámci stavby přiměřeně upraven dle nově zjištěných skutečností (předpoklad změna dimenze a materiálu stávajících potrubí).
- Jednotlivé profese nutno koordinovat v rámci stavby.

Investor:	Město Česká Lípa T. G. Masaryka 1/1, 470 01 Česká Lípa 1 IČ: 002 60 428; DIČ: CZ 002 60 428		
Generální projektant:	Design 4 - projekty staveb, s.r.o. sídlo společnosti: Sokolská 1183, 460 01 Liberec korespondenční adresa - provozovna: Trávnice 902, 511 01 Turnov		
Projektant části PD:	Design 4 - projekty staveb, s.r.o. sídlo společnosti: Sokolská 1183, 460 01 Liberec korespondenční adresa - provozovna: Trávnice 902, 511 01 Turnov		
Místo stavby:	28. října č. p. 2733, 470 01 Česká Lípa, okres Česká Lípa	Datum: leden 2018	
Kraj:	Liberecký kraj	Číslo zakázky: 1732	
Stupeň dokumentace:	Dokumentace pro provedení stavby - DPS	Autorizace:	Paré č.:
HIP:	Ing. Miroslav Fejfar		
Projektant:	Bc. Tomáš Linek		
Odpovědný projektant:	Ing. Jindřich Lechovský		
Název stavby:	Stavební úpravy stávajících WC v objektu ZŠ 28. října, Česká Lípa		
Stavební objekt:	SO 01 P - Sociální zázemí pravá část		
Část dokumentace:	D.1.4.3 Vzduchotechnika		
Název dokumentu :	Demontáže Půdorys 1.NP a 2.NP	Číslo dokumentu: 04	Měřítko: 1:50