


KATASTRÁLNÍ SITUAČNÍ VÝKRES 1:300

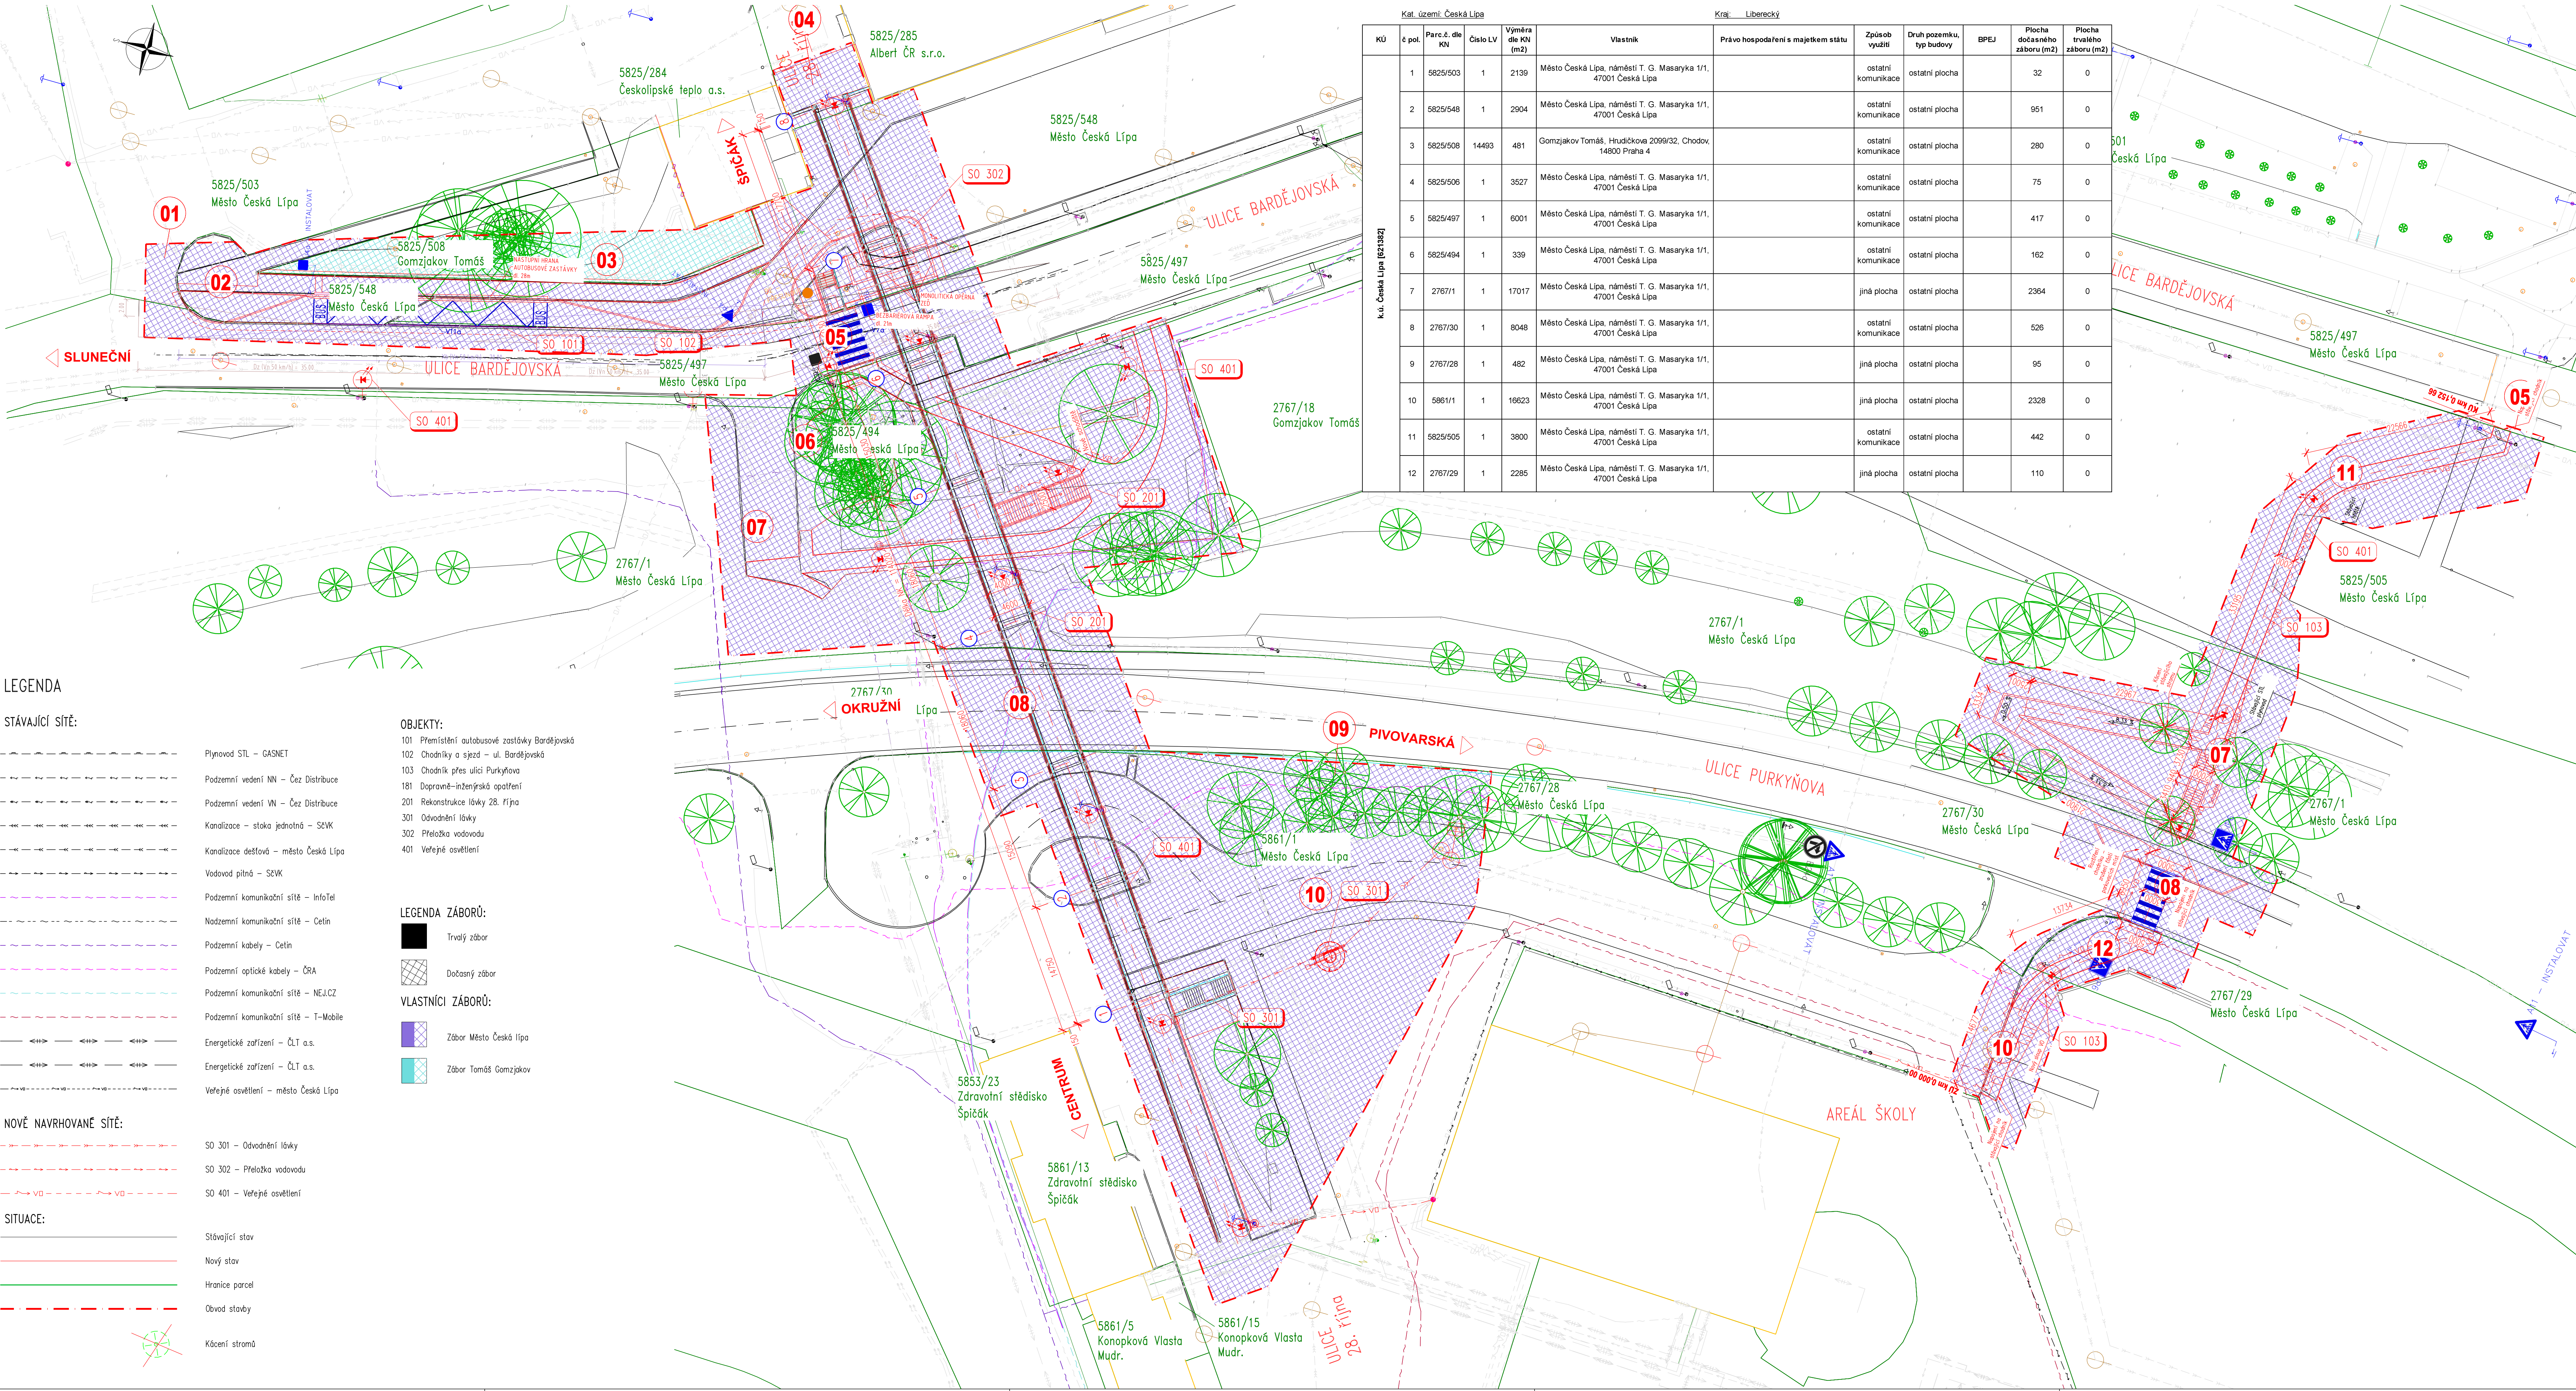

Seznam LV a vlastníků dotčených parcel KN					Kraje: Liberecký						
Kat. území: Česká Lípa											
KÚ	č. pol.	Parc. č. dle KN	Číslo LV	Výměra dle KN (m2)	Vlastník	Právo hospodaření s majetkem státu	Způsob využití	Druh pozemku, typ budovy	BPEJ	Plocha dotčeného zaboru (m2)	Plocha trvalého zaboru (m2)
k.ú. Česká Lípa [231342]	1	5825/503	1	2139	Město Česká Lípa, náměstí T. G. Masaryka 1/1, 47001 Česká Lípa		ostatní komunikace	ostatní plocha		32	0
	2	5825/548	1	2904	Město Česká Lípa, náměstí T. G. Masaryka 1/1, 47001 Česká Lípa		ostatní komunikace	ostatní plocha		951	0
	3	5825/508	14493	481	Gomzjakov Tomáš, Hruščíkova 2099/32, Chodov, 14800 Praha 4		ostatní komunikace	ostatní plocha		280	0
	4	5825/506	1	3527	Město Česká Lípa, náměstí T. G. Masaryka 1/1, 47001 Česká Lípa		ostatní komunikace	ostatní plocha		75	0
	5	5825/497	1	6001	Město Česká Lípa, náměstí T. G. Masaryka 1/1, 47001 Česká Lípa		ostatní komunikace	ostatní plocha		417	0
	6	5825/494	1	339	Město Česká Lípa, náměstí T. G. Masaryka 1/1, 47001 Česká Lípa		ostatní komunikace	ostatní plocha		162	0
	7	2767/1	1	17017	Město Česká Lípa, náměstí T. G. Masaryka 1/1, 47001 Česká Lípa		jiná plocha	ostatní plocha		2364	0
	8	2767/30	1	8048	Město Česká Lípa, náměstí T. G. Masaryka 1/1, 47001 Česká Lípa		ostatní komunikace	ostatní plocha		526	0
	9	2767/28	1	482	Město Česká Lípa, náměstí T. G. Masaryka 1/1, 47001 Česká Lípa		jiná plocha	ostatní plocha		95	0
	10	5861/1	1	16623	Město Česká Lípa, náměstí T. G. Masaryka 1/1, 47001 Česká Lípa		jiná plocha	ostatní plocha		2328	0
	11	5825/505	1	3800	Město Česká Lípa, náměstí T. G. Masaryka 1/1, 47001 Česká Lípa		ostatní komunikace	ostatní plocha		442	0
	12	2767/29	1	2285	Město Česká Lípa, náměstí T. G. Masaryka 1/1, 47001 Česká Lípa		jiná plocha	ostatní plocha		110	0

LEGENDA

STAVAJÍCÍ SÍŤ:

- Plynovod STL – GASNET
- Podzemní vedení NN – Čez Distribuce
- Podzemní vedení VN – Čez Distribuce
- Kanalizace – stoka jednotná – SŽK
- Kanalizace dešťová – město Česká Lípa
- Vodovod pitný – SŽK
- Podzemní komunikační síť – InfoTel
- Nadzemní komunikační síť – Cetin
- Podzemní kabely – Cetin
- Podzemní optické kabely – ČRA
- Podzemní komunikační síť – NEJICZ
- Podzemní komunikační síť – T-Mobile
- Energetické zařízení – ČLT a.s.
- Energetické zařízení – ČLT a.s.
- Veřejné osvětlení – město Česká Lípa

NOVÉ NAVRHOVANÉ SÍŤ:

- SO 301 – Odvodnění lávky
- SO 302 – Přeložka vodovodu
- SO 401 – Veřejné osvětlení

SITUACE:

- Stávající stav
- Nový stav
- Hranice parcel
- Obvod staveb
- Kácení stromů

OBJEKTY:

- 101 Přemístění autobusové zastávky Bardejovská
- 102 Chodníky a sjezd – ul. Bardejovská
- 103 Chodník přes ulici Purkyňova
- 181 Dopravně-inženýrská opatření
- 201 Rekonstrukce lávky 28. října
- 301 Odvodnění lávky
- 302 Přeložka vodovodu
- 401 Veřejné osvětlení

LEGENDA ZÁBORŮ:

- Trvalý zbor
- Dočasný zbor

VLASTNÍCI ZÁBORŮ:

- Zbor Město Česká Lípa
- Zbor Tomáš Gomzjakov

Investor:

**Město Česká Lípa**  
Nám. T.G.Masaryka č.1  
470 36, Česká Lípa  
IČO: 00260428  
DIČ: CZ00260428

C

PDPS

Zodp. projektant:  
Ing. Milan Sedlák

Vypracoval:  
Ing. Milan Sedlák

Kontroloval:  
Ing. David Mířák

Zhotovitel dokumentace:  
**MIDAKON**  
Na Návisi 18/4, Brno, 620 00  
IČO: 089 27 677  
email: midakon@midakon.cz

Investor:

Město Česká Lípa

Místo:

Česká Lípa

Stupeň:

PDPS

Datum:

11/2021

Počet A4:

12x A4

Alka:

REKONSTRUKCE LÁVKY 28. ŘÍJNA V ČESKÉ LÍPĚ

Měřítko:

1: 300

Číslo zakázky:

21 18

Název:

KATASTRÁLNÍ SITUAČNÍ VÝKRES

Č. výkresu:

C.2