


SITUACE 1:200

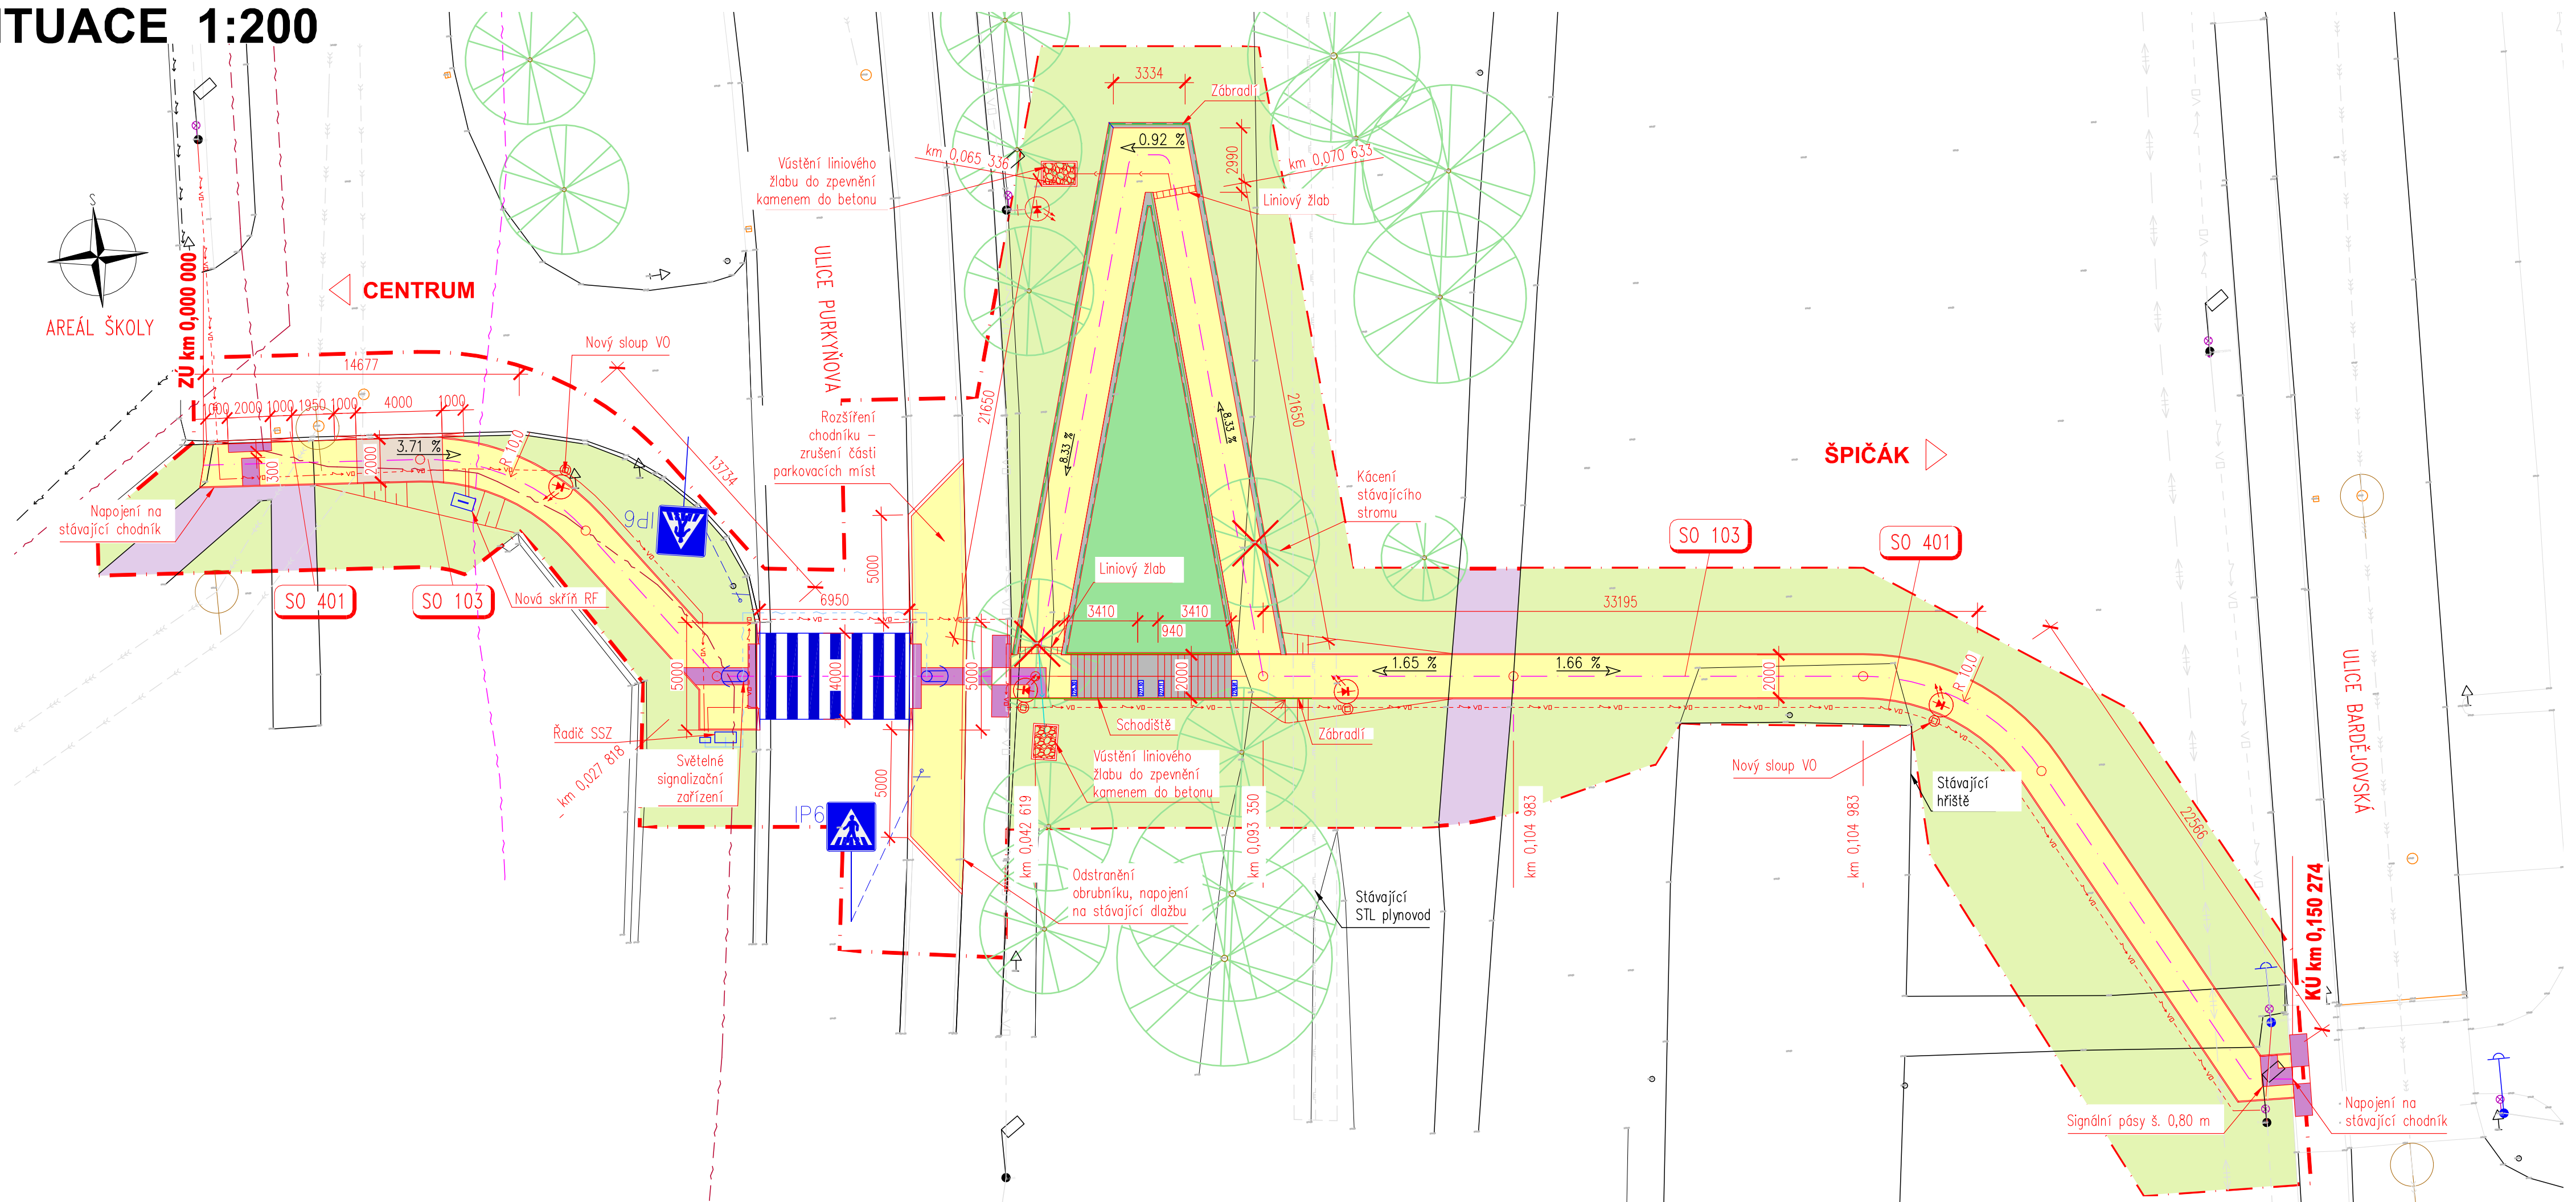


LEGENDA


SITUACE:

- Stávající stav
- Nový stav
- Obvod stavby
- Kácení stromů
- Podzemní vedení NN – Čez Distribuce
- Plynovod STL – GASNET
- Kanalizace – stoka jednotná – SČVK
- Kanalizace dešťová – město Česká Lípa
- Podzemní komunikační síť – InfoTel
- Podzemní optické kabely – ČRA
- Podzemní komunikační síť – T-Mobile
- Energetické zařízení – ČLT a.s.
- Veřejné osvětlení – město Česká Lípa

STÁVAJÍCÍ SÍŤ:

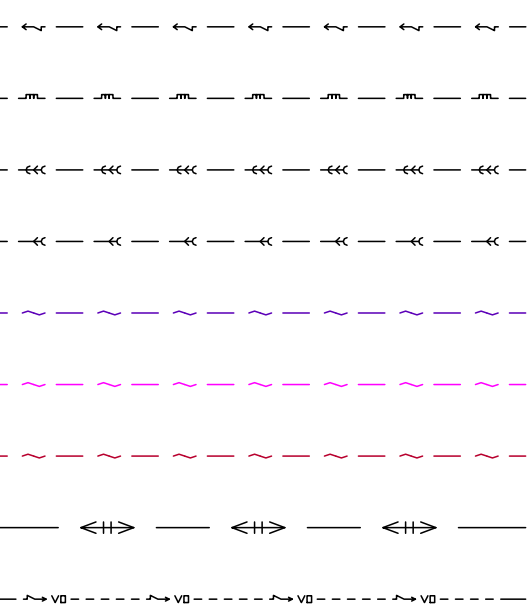

NOVĚ NAVRHOVANÉ SÍŤ:

 

PLOCHY:

- Chodníky – betonová dlažba
- Chodníky – betonová dlažba – vjezd do budoucího skateparku
- Betonové plochy
- Ohumusování a osetí travou
- Ohumusování a osetí rostlinami
- Stávající asfaltové plochy

Investor: Město Česká Lípa
 Nám. T.G.Masaryka č.1
 470 36, Česká Lípa
 IČO: 00260428
 DIČ: CZ00260428

D PDPS

Zodp. projektant: Ing. Milan Sedlák <i>Sedlák</i>		Kontroloval: Ing. David Mičák <i>DM</i>		Zhotovitel dokumentace: MIDAKON		
Vypracoval: Ing. Milan Sedlák <i>Sedlák</i>				Na Návsi 18/4, Brno, 620 00 IČO: 089 27 677 email:midakon@midakon.cz		
vestor: Město Česká Lípa						
Místo: Česká Lípa		Stupeň: PDPS		Datum: 11/2021		
Akce: REKONSTRUKCE LÁVKY 28. ŘÍJNA V ČESKÉ LÍPĚ		SO 103 - CHODNÍK PŘES ULICI PURKYŇOVA		Počet A4: 5x A4		
SITUACE				Měřítko: 1: 200		Paré:
				Číslo zakázky: 21 18		
				Č. výkresu: D.1.1.3.2		