



ŘEZ ULOŽENÍ KABELŮ

PŘÍČNÝ ŘEZ

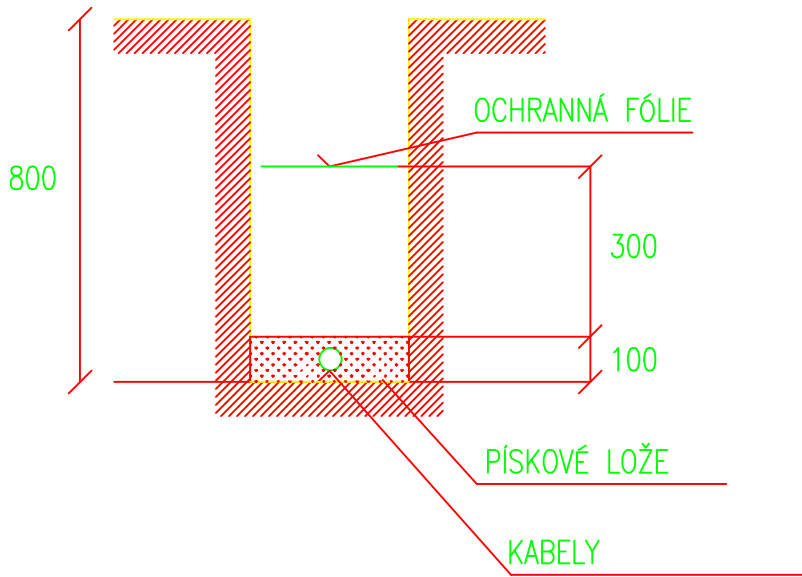


POD KOMUNIKACÍ KABEL VEDEN V CHRÁNIČCE V HL. MIN. 1m

ZPŮSOB KLADENÍ KABELŮ DO ZEMĚ DLE ČSN 33 2000-5-52 ed.2

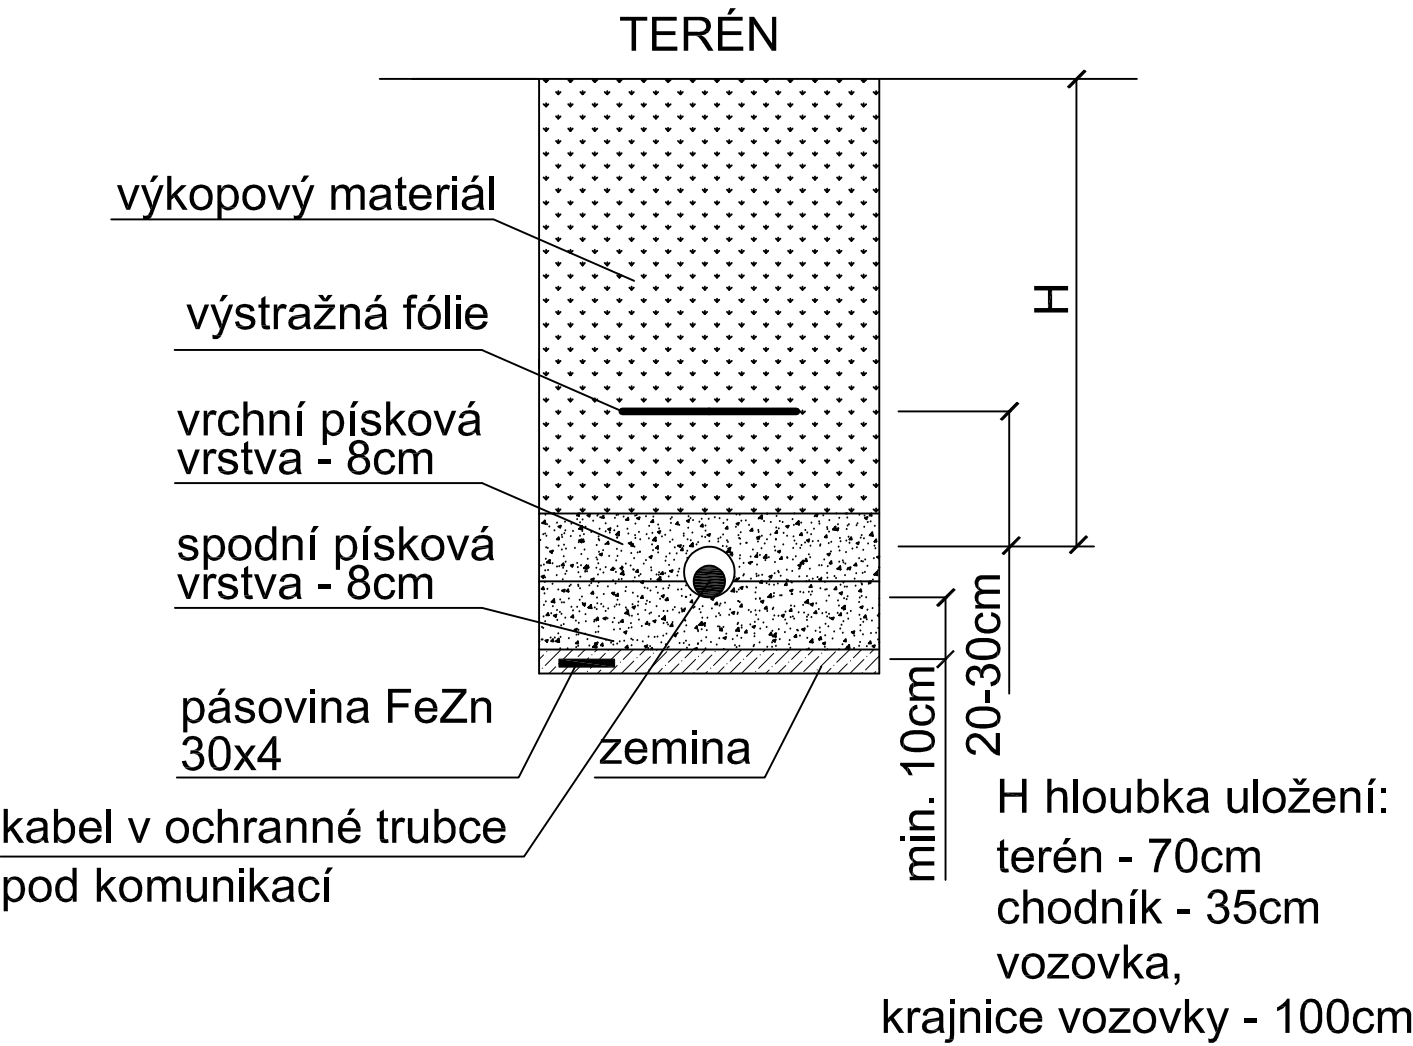

LEGENDA

- LED SVĚTLOMET 1550W
- KABELOVÉ TRASY
- STÁVAJÍCÍ HRÁŠTĚ
- HRANICE PARCEL
- STOŽÁR V=28m + ŽB. ZÁKLAD

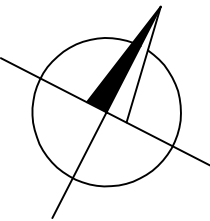

POZNÁMKA

ROZVODNÁ SOUSTAVA: 3+PEN, 50Hz, 400/230V, TN-C
OCHRANA PŘED ÚRAZEM EL. PROUDEM DLE ČSN 33 2000-4-41 ed.2
PROSTŘEDÍ: viz. PROTOKOL URČENÍ VNĚJŠÍCH VLIVŮ
PŘED ZAHÁJENÍM STAVBY BUDE ZE STRANY ZHOTOVITELE ZAJIŠTĚNO STATICKÉ POSOUZENÍ PRO KONKRÉTNĚ POUŽITÉ STOŽÁRY A SVÍTLIDLA.
PŘED ZAHÁJENÍM PROVÁDĚCÍ PROJ. DOKUMENTACE BUDE ZE STRANY INVESTORA ZAJIŠTĚN PODROBNÝ HYDROGEOLOGICKÝ PRŮZKUM V MÍSTĚCH STOŽÁRŮ.
PŘI VÝKOPĚCH PRO ŽB ZÁKLADY BUDE PRÍZVAN STATIK A HYDROGEOLOG PRO KONTROLU GEOLOGICKÝCH POMĚRŮ RESP. ZÁKLADOVÉ SPÁRY – KONTROLA PROBĚHNE U VŠECH 4 ZÁKLADŮ.

OPRAVA ATLETICKÉHO STADIONU vč. FOTBALOVÉHO HRÁŠTĚ NA MĚSTSKÉM STADIONU V ČESKÉ LÍPĚ číslo: SO 04 – UMĚLÉ OSVĚTLENÍ – PŮDORYS HRÁŠTĚ		CATEGORY a.s. Václavská 125 619 00 Brno http://www.category.cz	
DOKUMENTACE PRO POVOLENÍ STAVBY		DATUM 05/2021	
VEDOUcí INŽENÝR PROJEKTU: ING. HANA ŠEVČÍKOVÁ		KÓD PROJEKTU 18/2020	
ZODP. PROJEKTANT PROJESE: ZDENĚK MRKVIČKA		MĚŘÍTKO 1:500	
VYPRACOVAL: ING. LUKÁŠ DOLEŽAL		STUPEŇ DUR+DSP	
INVESTOR: Město Česká Lípa, nč., T.G. MASÁRYKA 1/1, ČESKÁ LÍPA 470 01		Č. PARÉ	
D.1.2-4B – PŮDORYS HRÁŠTĚ – OSVĚTLENÍ			