


PÚDORYS 4.NP - OBJEKT "A"


**DVOUKŘÍDLÉ POŽÁRNÍ UZÁVĚRY:** musí mít koordinátor pohybu zavírání

**CHRÁNĚNÁ ÚNIKOVÁ CESTA:** Podlahové krytiny: C<sub>fl</sub> - s1  
Ostatní povrchové úpravy: A1/A2  
Volně vedené kabely: B2<sub>ca</sub> -s1,d1,a1  
Kabelové trasy: A1/A2  
Nouzové osvětlení

**POVRCHOVÉ ÚPRAVY BYTŮ:** Index šíření plamene i<sub>s</sub> = 75mm/min (u stěn)  
i<sub>s</sub> = 50mm/min (u podhledů)  
Podlahové krytiny třídy A1<sub>fl</sub> až C<sub>fl</sub>

**PŘENOSNÉ HASÍCÍ PŘÍSTROJE:** 1 PHP pro každý hlavní domovní rozvaděč

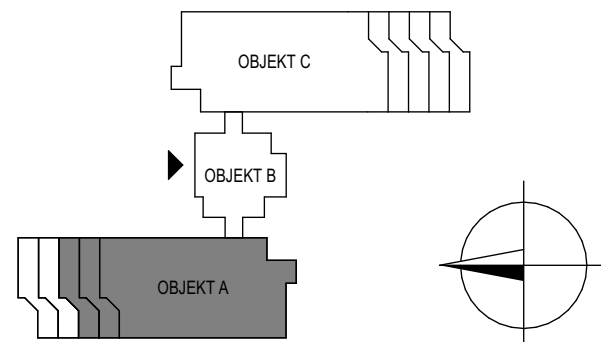

NÁZEV AKCE: <b>STAVEBNÍ ÚPRAVY V DOMĚ S PEČOVATELSKOU SLUŽBOU ÚSTECKÁ Č.P. 2855, ČESKÁ LÍPA</b>			AUTORIZAČNÍ RAZÍTKO:						
MÍSTO STAVBY: Ústecká 2855, Česká Lípa									
OBJEDNATEL: Město Česká Lípa, náměstí T. G. Masaryka 1/1, 47001 Česká Lípa									
GENERÁLNÍ PROJEKTANT:  ARAGON ELL, s. r. o. Heřmanice 126, 509 01 Nová Paka Tel.: +420 731 455 285 IČ: 288 20 525 www.aragonell.cz info@aragonell.cz		ZPRACOVATEL PROFESÍ: RADKA MAŠKOVÁ ČKAIT 0601326 Holín 141 506 01 Jičín maskova@centrum.cz tel.: +420 777 217 442 IČO: 647 77 456		ZODPOVĚDNÝ PROJEKTANT: ING. LUKÁŠ TAUCHMAN		PODPIS:			
				HLAVNÍ INŽENÝR PROJEKTU: ING. LUKÁŠ TAUCHMAN		PODPIS:			
				ZPRACOVATEL: RADKA MAŠKOVÁ		PODPIS:			
MĚŘÍTKO: 1:150		STUPEŇ: DPS		ČÁST DOKUMENTACE/PROFESÍ: D.1.3 POŽÁRNĚ BEZPEČNOSTNÍ ŘEŠENÍ		Č. VÝKRESU: <b>PBŘ 10</b>		ČÍSLO PARÉ:	
FORMÁT: 2 x A4		DATUM: 11/2023							
NÁZEV VÝKRESU: <b>PŮDORYS 4.NP - OBJEKT "A"</b>									