



DVOUKŘÍDLÉ POŽÁRNÍ UZÁVĚRY: musí mít koordinátor pohybu zavírání

CHRÁNĚNÁ ÚNIKOVÁ CESTA: Podlahové krytiny: C_{fl} - s1
Ostatní povrchové úpravy: A1/A2
Volně vedené kabely: B2_{ca} -s1,d1,a1
Kabelové trasy: A1/A2
Nouzové osvětlení

POVRCHOVÉ ÚPRAVY BYTŮ: Index šíření plamene i_s = 75mm/min (u stěn)
i_s = 50mm/min (u podhledů)
Podlahové krytiny třídy A1_{fl} až C_{fl}

PŘENOSNÉ HASÍCÍ PŘÍSTROJE: 1 PHP pro každý hlavní domovní rozvaděč

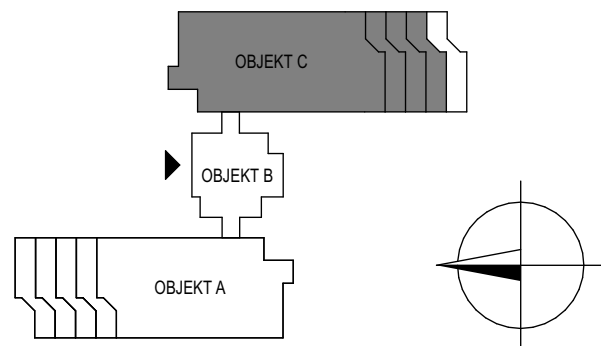

NÁZEV AKCE: STAVEBNÍ ÚPRAVY V DOMĚ S PEČOVATELSKOU SLUŽBOU ÚSTECKÁ Č.P. 2855, ČESKÁ LÍPA		AUTORIZAČNÍ RAZÍTKO:		
MÍSTO STAVBY: Ústecká 2855, Česká Lípa				
OBJEDNATEL: Město Česká Lípa, náměstí T. G. Masaryka 1/1, 47001 Česká Lípa				
 ARAGON ELL, s. r. o. Heřmanice 126, 509 01 Nová Paka Tel.: +420 731 455 285 IČ: 288 20 525 www.aragonell.cz info@aragonell.cz	ZPRACOVATEL PROFESÍ: RADKA MAŠKOVÁ ČKAIT 0601326 Holín 141 506 01 Jičín maskova@centrum.cz tel.: +420 777 217 442 IČO: 647 77 456	ZODPOVĚDNÝ PROJEKTANT: ING. LUKÁŠ TAUCHMAN	PODPIS:	
		HLAVNÍ INŽENÝR PROJEKTU: ING. LUKÁŠ TAUCHMAN	PODPIS:	
		ZPRACOVATEL: RADKA MAŠKOVÁ	PODPIS:	
MĚŘÍTKO: 1:150	STUPEŇ: DPS	ČÁST DOKUMENTACE/PROFESÍ: D.1.3 POŽÁRNĚ BEZPEČNOSTNÍ ŘEŠENÍ	Č. VÝKRESU: PBŘ 07	ČÍSLO PARÉ:
FORMÁT: 2 x A4	DATUM: 11/2023			
NÁZEV VÝKRESU: PŮDORYS 2.NP - OBJEKT "C"				