

PŮDORYS 1.NP - OBJEKT "A"


POSUVNÉ DVEŘE: automaticky otevíratelné dveře vybavené integrovaným záložním zdrojem.
V případě požáru zůstanou trvale otevřeny impulzem EPS


DVOUKŘÍDLÉ POŽÁRNÍ UZÁVĚRY: musí mít koordinátor pohybu zavírání

CHRÁNĚNÁ ÚNIKOVÁ CESTA: Podlahové krytiny: C_{fl} - s1
Ostatní povrchové úpravy: A1/A2
Volně vedené kabely: B2_{ca} -s1,d1,a1
Kabelové trasy: A1/A2
Nouzové osvětlení

POVRCHOVÉ ÚPRAVY BYTŮ: Index šíření plamene i_s = 75mm/min (u stěn)
i_s = 50mm/min (u podhledů)
Podlahové krytiny třídy A1_{fl} až C_{fl}

PŘENOSNÉ HASÍCÍ PŘÍSTROJE: 1 PHP pro každý hlavní domovní rozvaděč

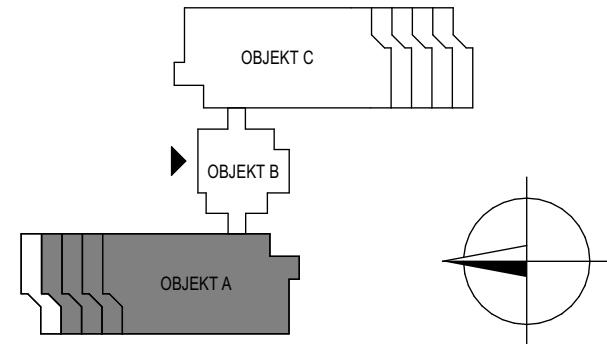

NÁZEV AKCE: STAVEBNÍ ÚPRAVY V DOMĚ S PEČOVATELSKOU SLUŽBOU ÚSTECKÁ Č.P. 2855, ČESKÁ LÍPA			AUTORIZAČNÍ RAZÍTKO:						
MÍSTO STAVBY: Ústecká 2855, Česká Lípa									
OBJEDNATEL: Město Česká Lípa, náměstí T. G. Masaryka 1/1, 47001 Česká Lípa									
GENERÁLNÍ PROJEKTANT: <div><p>ARAGON ELL, s. r. o. Heřmanice 126, 509 01 Nová Paka Tel.: +420 731 455 285 IČ: 288 20 525 www.aragonell.cz info@aragonell.cz</p></div>		ZPRACOVATEL PROFESÍ: RADKA MAŠKOVÁ ČKAIT 0601326 Holín 141 506 01 Jičín maskova@centrum.cz tel.: +420 777 217 442 IČO: 647 77 456		ZODPOVĚDNÝ PROJEKTANT: ING. LUKÁŠ TAUCHMAN		PODPIS:			
				HLAVNÍ INŽENÝR PROJEKTU: ING. LUKÁŠ TAUCHMAN		PODPIS:			
				ZPRACOVATEL: RADKA MAŠKOVÁ		PODPIS:			
MĚŘÍTKO: 1:150		STUPEŇ: DPS		ČÁST DOKUMENTACE/PROFESÍ: D.1.3 POŽÁRNĚ BEZPEČNOSTNÍ ŘEŠENÍ		Č. VÝKRESU: PBŘ 03		ČÍSLO PARÉ:	
FORMÁT: 2 x A4		DATUM: 11/2023							
NÁZEV VÝKRESU: PŮDORYS 1.NP - OBJEKT "A"									