

Architectural floor plan of the third floor (III. stupeň PB) of a building. The plan shows various rooms including workshops (SUŠÁRNA, VÝEJ PRÁDLA, DÍLNA, ZÁZEMÍ DÍLNY, SKLAD), a laundry (PRADELNA), a technical room (TECHNICKÁ MÍSTNOST), a staircase (SCHODIŠTĚ 1, 2), and several offices (KANCELÁŘ). The plan is divided into five fire protection units (PÚ č. 1 to PÚ č. 5). Red dashed lines indicate fire protection boundaries. Red text labels the units and their fire protection status. Red arrows indicate the direction of smoke and heat extraction (SMĚR ÚNIKU). Red dots indicate the location of fire extinguishers (EI 30 S200, C2, DP3).

Rooms and Units:

- PÚ č. 1:** III. stupeň PB, 2 PHP. Rooms: A.01.01 PRADELNA, A.01.02 SUŠÁRNA, A.01.04 SUŠÁRNA, A.01.05 SUŠÁRNA, A.01.06 VÝEJ PRÁDLA, A.01.07 DÍLNA.
- PÚ č. 2:** III. stupeň PB, 1 PHP. Rooms: A.01.08 ZÁZEMÍ DÍLNY, A.01.09 SKLAD, A.01.10 SKLAD.
- PÚ č. 3:** III. stupeň PB, 1 PHP. Rooms: A.01.11 ROZVODNA UT, A.01.12 SCHODIŠTĚ 1.
- PÚ č. 4:** III. stupeň PB, 1 PHP. Rooms: A.01.13 VÝTAH, A.01.14 TECHNICKÁ MÍSTNOST.
- PÚ č. 5:** III. stupeň PB. Rooms: A.01.15 CHODBA.
- PÚ č. 15:** III. stupeň PB, 1 PHP. Rooms: A.01.16 KANCELÁŘ 1, A.01.17 KANCELÁŘ 2.
- PÚ č. 14:** III. stupeň PB, 1 PHP. Rooms: A.01.18 DENNÍ MÍSTNOST, A.01.19 DENNÍ MÍSTNOST.
- PÚ č. 13:** III. stupeň PB, 1 PHP. Rooms: A.01.20 DENNÍ MÍSTNOST, A.01.21 DENNÍ MÍSTNOST.
- PÚ č. 12:** III. stupeň PB, 1 PHP. Rooms: A.01.22 GARÁŽ, A.01.23 GARÁŽ.
- PÚ č. 6:** III. stupeň PB, 1 PHP. Rooms: A.01.24 KANCELÁŘ 3, A.01.25 KANCELÁŘ 4.
- PÚ č. 7:** III. stupeň PB. Rooms: A.01.26 KANCELÁŘ 5, A.01.27 KANCELÁŘ 6.
- PÚ č. 8:** III. stupeň PB. Rooms: A.01.28 KANCELÁŘ 7, A.01.29 KANCELÁŘ 8.
- PÚ č. 9:** III. stupeň PB. Rooms: A.01.30 KANCELÁŘ 9, A.01.31 KANCELÁŘ 10.
- PÚ č. 10:** III. stupeň PB. Rooms: A.01.32 KANCELÁŘ 11, A.01.33 KANCELÁŘ 12.
- PÚ č. 11:** III. stupeň PB. Rooms: A.01.34 KANCELÁŘ 13, A.01.35 KANCELÁŘ 14.

Staircases and Corridors:

- SCHODIŠTĚ 1:** A.01.12
- SCHODIŠTĚ 2:** A.01.28
- CHODBA:** A.01.15

Fire Protection Units (PÚ) and Fire Protection Status:

- PÚ č. 1: III. stupeň PB, 2 PHP
- PÚ č. 2: III. stupeň PB, 1 PHP
- PÚ č. 3: III. stupeň PB, 1 PHP
- PÚ č. 4: III. stupeň PB, 1 PHP
- PÚ č. 5: III. stupeň PB
- PÚ č. 15: III. stupeň PB, 1 PHP
- PÚ č. 14: III. stupeň PB, 1 PHP
- PÚ č. 13: III. stupeň PB, 1 PHP
- PÚ č. 12: III. stupeň PB, 1 PHP
- PÚ č. 6: III. stupeň PB, 1 PHP
- PÚ č. 7: III. stupeň PB
- PÚ č. 8: III. stupeň PB
- PÚ č. 9: III. stupeň PB
- PÚ č. 10: III. stupeň PB
- PÚ č. 11: III. stupeň PB, 1 PHP


Fire Extinguishers (EI 30 S200, C2, DP3):


- Locations: A.01.01, A.01.02, A.01.03, A.01.04, A.01.05, A.01.06, A.01.07, A.01.08, A.01.09, A.01.10, A.01.11, A.01.12, A.01.13, A.01.14, A.01.15, A.01.16, A.01.17, A.01.18, A.01.19, A.01.20, A.01.21, A.01.22, A.01.23, A.01.24, A.01.25, A.01.26, A.01.27, A.01.28, A.01.29, A.01.30, A.01.31, A.01.32, A.01.33, A.01.34, A.01.35.

Other Labels:

- CHÚC:** 1 PHP (A.01.15)
- SMĚR ÚNIKU:** Indicated by red arrows pointing towards the exits.

PŘENOSNÉ HASÍČÍ PŘÍSTROJE: 1 PHP pro každý hlavní domovní rozvaděč

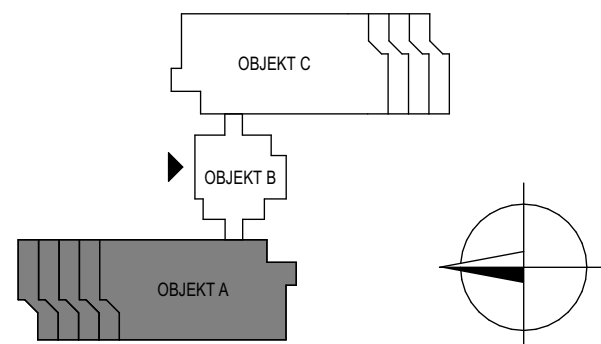

NÁZEV AKCE: STAVEBNÍ ÚPRAVY V DOMĚ S PEČOVATELSKOU SLUŽBOU ÚSTECKÁ Č.P. 2855, ČESKÁ LÍPA			AUTORIZAČNÍ RAZÍTKO:						
MÍSTO STAVBY: Ústecká 2855, Česká Lípa									
OBJEDNATEL: Město Česká Lípa, náměstí T. G. Masaryka 1/1, 47001 Česká Lípa									
GENERÁLNÍ PROJEKTANT:  ARAGON ELL, s. r. o. Heřmanice 126, 509 01 Nová Paka Tel.: +420 731 455 285 IČ: 288 20 525 www.aragonell.cz info@aragonell.cz		ZPRACOVATEL PROFESÍ: RADKA MAŠKOVÁ ČKAIT 0601326 Holín 141 506 01 Jičín maskova@centrum.cz tel.: +420 777 217 442 IČO: 647 77 456		ZODPOVĚDNÝ PROJEKTANT: ING. LUKÁŠ TAUCHMAN		PODPIS:			
				HLAVNÍ INŽENÝR PROJEKTU: ING. LUKÁŠ TAUCHMAN		PODPIS:			
				ZPRACOVATEL: RADKA MAŠKOVÁ		PODPIS:			
MĚŘÍTKO: 1:150		STUPEŇ: DPS		ČÁST DOKUMENTACE/PROFESÍ: D.1.3 POŽÁRNĚ BEZPEČNOSTNÍ ŘEŠENÍ		Č. VÝKRESU: PBŘ 02		ČÍSLO PARÉ:	
FORMÁT: 2 x A4		DATUM: 11/2023							
NÁZEV VÝKRESU: PŮDORYS SUTERÉNU - OBJEKT "A"									