


# PŮDORYS elektroinstalace - M1:50

## slaboproud - 1.NP\_objekt "B"

### Legenda:

- Zásuvka STA
- Dvojzásuvka NET RJ45
- Audiotelefon
- Zvonkové tablo audio
- venkovní stanice na hranici pozemku
- Rozváděč podružný
- silnoproudý
- Kabelová trasa
- slaboproudá elektroinstalace-DI
- Kabelová trasa
- slaboproudá elektroinstalace-STA
- Kabelová trasa
- Kabelový žlob
- drátěný-přímý kus
- Kabelový žlob
- drátěný-podpěrný díl

Soustava – 3 PEN AC 50Hz 400V/TN–C (do místa rozdělení)  
3 N–PE AC 50Hz 400V/TN–S  
Ochrana před úrazem elektrickým proudem  
Neživých částí – NORMÁLNÍ–automatickým odpojením od zdroje  
– DOPLNĚNÁ–proudovým chráničem, doplňujícím pospojováním  
Živých částí – krytím a izolací  
Elektroinstalace bude provedena dle ČSN 33 2130 ed.3 a souboru norem ČSN 33 2000  
Hlavní pospojování dle – ČSN 33 2000–4–41 ed.2, ČSN 33 2000–5–54 ed.3  
Elektroinstalace v kuchyni bude provedena dle TN 33 2130  
Elektroinstalace v koupelnách musí být provedena dle ČSN 33 2000–7–701 ed.2  
Vnější vlivy určeny v protokolu, který je součástí projektové dokumentace.

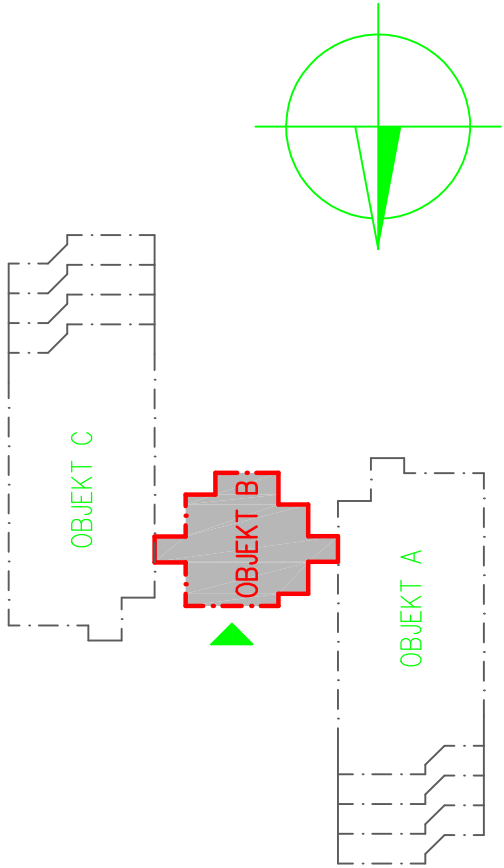

Tato dokumentace je důležitým vlastním zpracovatelem a nesmí být užívána, šířena kopírování a uveřejňována bez jeho předchozího písemného souhlasu. !!	
NÁZEV AKCE:	AUTORIZAČNÍ RAZÍTKO:
STAVEBNÍ ÚPRAVY V DOMĚ S PEOVATELSKOU SLUŽBOU Ústecká č.p. 2855, Česká Lípa	
MÍSTO STAVBY:	Ústecká 2855, Česká Lípa
OBJEDNATEL:	Město Česká Lípa, náměstí T. G. Masaryka 1/1, 470 01 Česká Lípa
GENERALNÍ PROJEKTANT:	ZPRACOVATEL PROFESÍ:
ARAGON ELL s.r.o.	Luděk Lejsek
Právníce: Ing. Josef Mikyska M. Procházka Eliška 2855, 470 01 Česká Lípa IČ: 288 20 525 e-mail: aragonell.cz web: www.aragonell.cz	HLAVNÍ INŽENÝR PROJEKTU Ing. Lukáš Tauchman PČDPIS
Právníce: Ing. Josef Mikyska M. Procházka Eliška 2855, 470 01 Česká Lípa IČ: 288 20 525 e-mail: aragonell.cz web: www.aragonell.cz	ZPRACOVATEL: Josef Mikyska PČDPIS
MĚŘÍTKO: 1:50	STUPEŇ: DPS
FORMÁT: A1 (594x1220)	DATUM: 08/2023
ČÁST DOKUMENTACE:	Č. VYKRESU: 21
Elektro výkresová část	PRÍLOHA: Půdorys elektroinstalace slaboproud - 1.NP "B"