



PŮDORYS 2.NP, byt č. 1
navrhovaný stav, varianta A

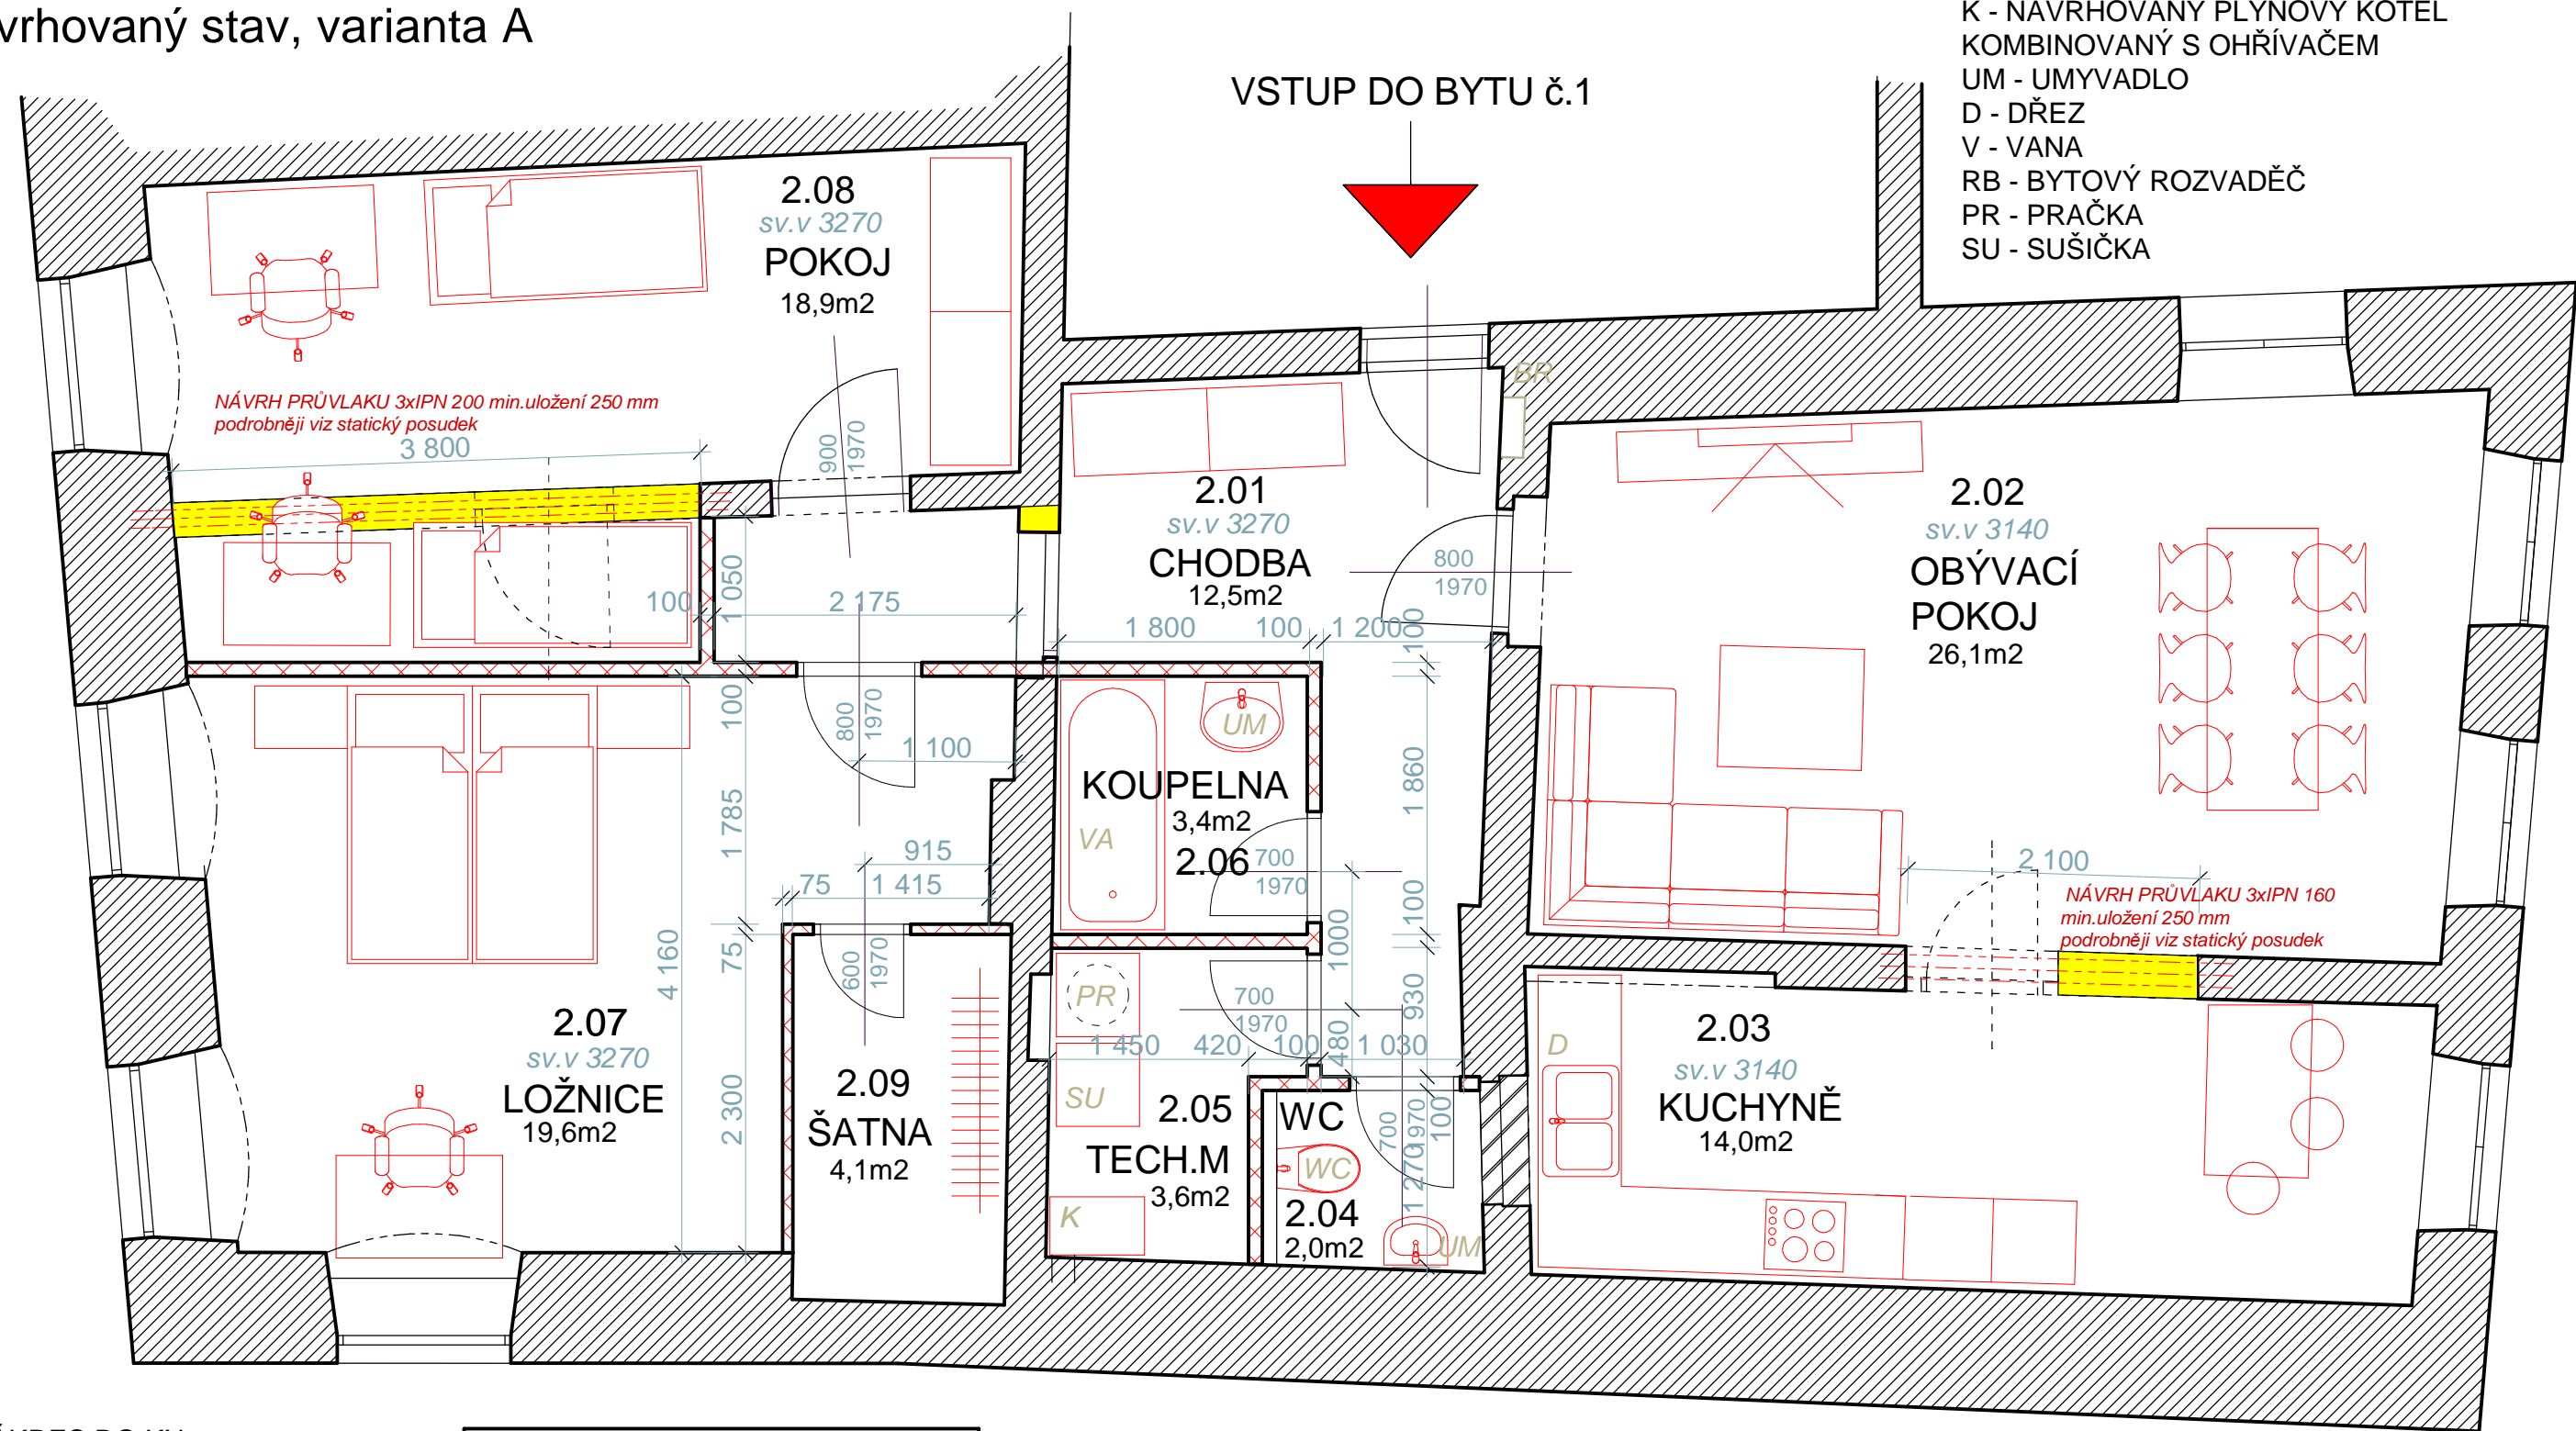

- LEGENDA VYBAVENÍ
- K - NAVRHOVANÝ PLYNOVÝ KOTEL KOMBINOVANÝ S OHŘÍVAČEM
 - UM - UMYVADLO
 - D - DŘEZ
 - V - VANA
 - RB - BYTOVÝ ROZVADĚČ
 - PR - PRAČKA
 - SU - SUŠIČKA

ZÁKRES DO KN

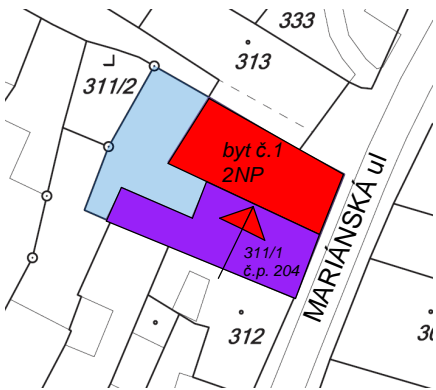

Č.M	NÁZEV MÍSTNOSTI		PLOCHA
2.01	chodba	lino	12,5
2.02	pokoj	parkety	26,1
2.03	kuchyně	dlažba obklad	14,0
2.04	wc	dlažba obklad	2,0
2.05	technická místnost	dlažba obklad	3,6
2.06	koupelna	dlažba obklad	3,4
2.07	ložnice	lino	19,6
2.08	pokoj	parkety	18,9
2.09	šatna	lino	4,1

LEGENDA MATERIÁLŮ	
	STÁVAJÍCÍ ZDIVO
	SDK KONSTRUKCE
	BOURANÉ ZDIVO
	DOZDÍVKA

ZODPOVĚDNÝ PROJEKTANT: Ing. Kateřina Iwanejko, Kunratice u Cvikova 34		athelier KIWI www.athelierkiwi.cz	k.ú.: Česká Lípa		Č.P. 204	stupeň dokumentace	SP
VYPRACOVAL: Ing. Kateřina Iwanejko, Kunratice u Cvikova 34			ARCHITEKTONICKO - STAVEBNÍ ČÁST Půdorys bytu č. 1, varianta A				
AUTOR PROJEKTU: Ing. Kateřina Iwanejko, Kunratice u Cvikova 34					MĚŘÍTKO: 1:50		
INVESTOR: Město ČESKÁ LÍPA			otisk razítka		ČÍSLO ZAKÁZKY: 2018		
					ČÍSLO VÝKRESU: D2		
		DATUM: II/2018					
AKCE: STAVEBNÍ ÚPRAVY BYTU č.1 Mariánská 204, Česká Lípa							