

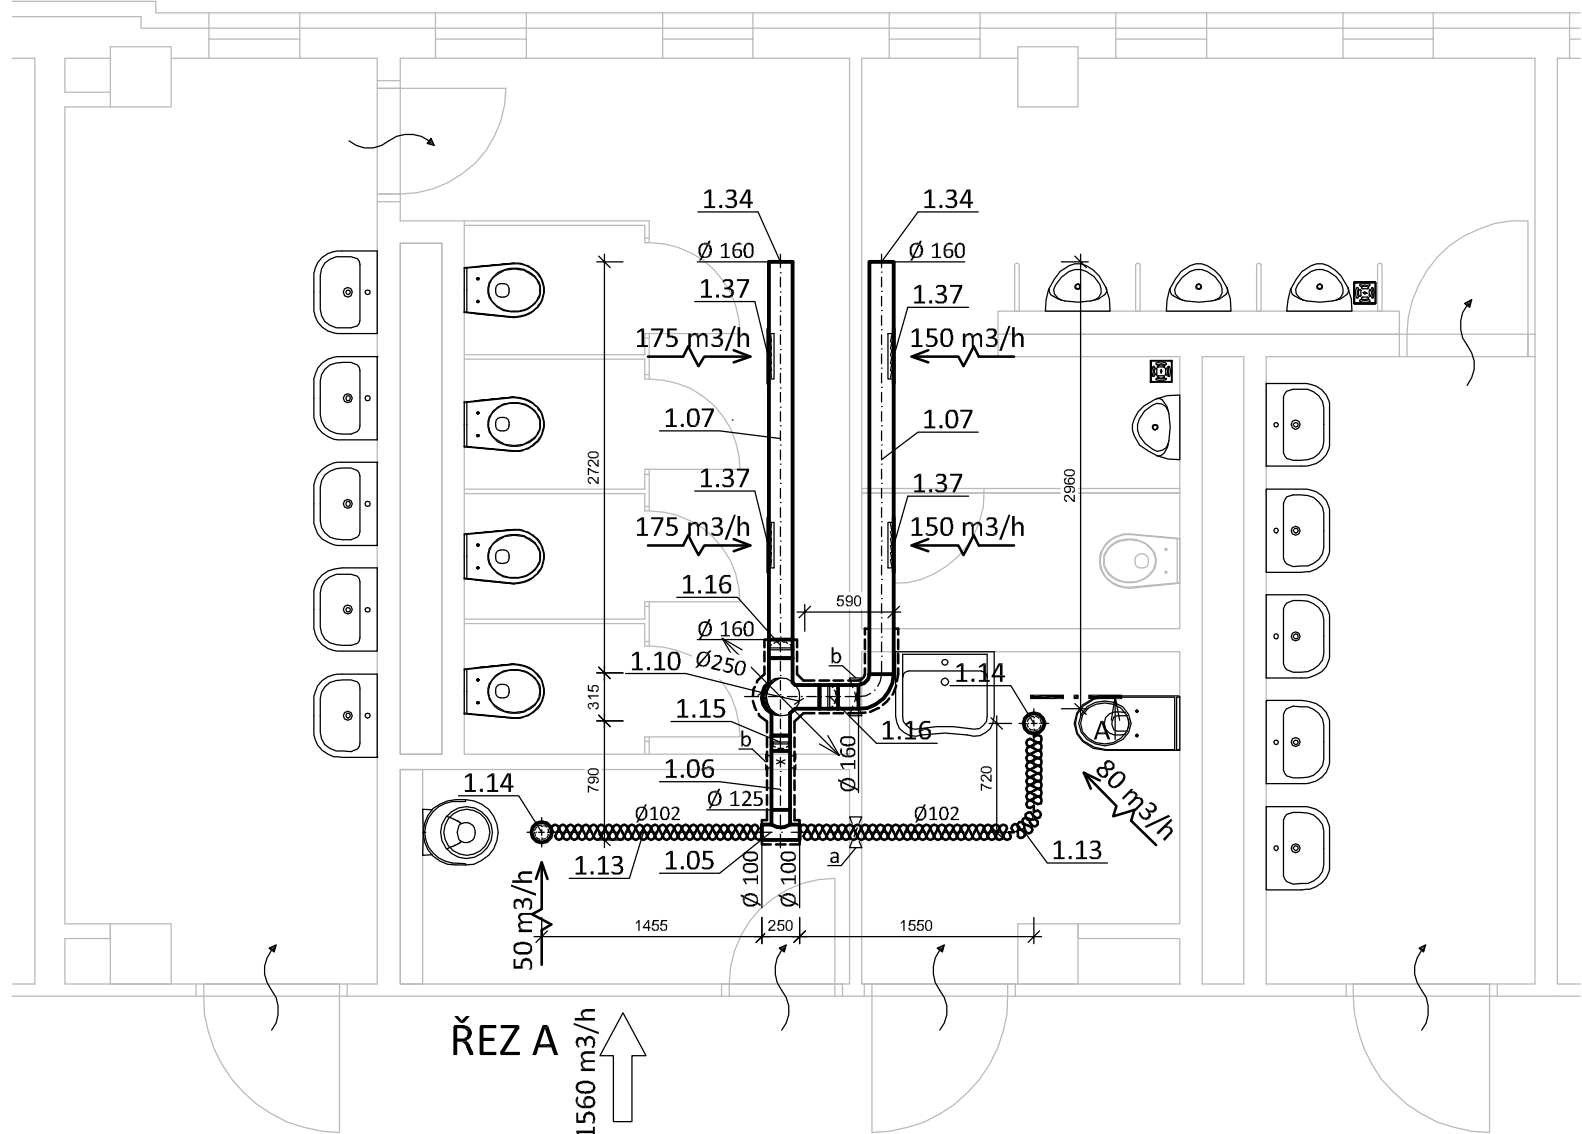


PŮDORYS 1.NP a 2.NP

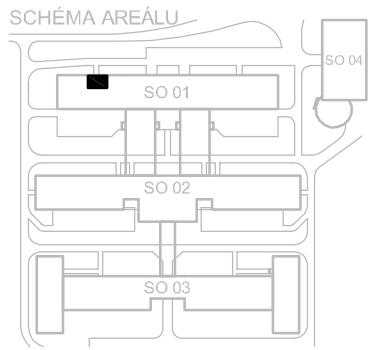

PŮDORYS STŘECHY

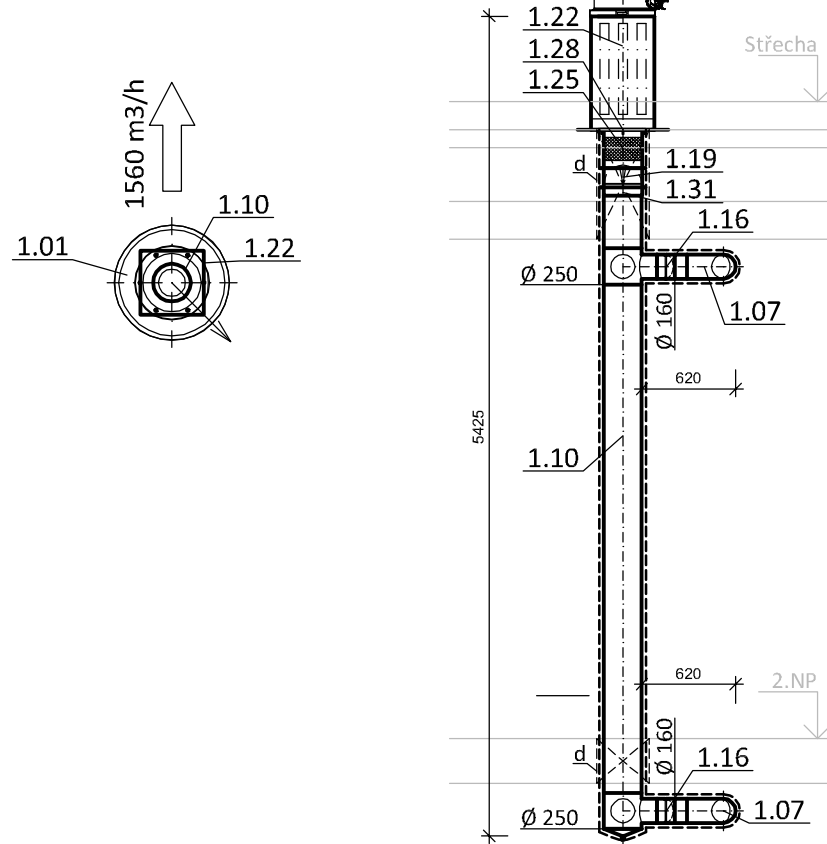

LEGENDA PRVKŮ VZDUCHOTECHNIKY

	Střešní ventilátory
	Ventilátor do kruhového potrubí
	Plastový talířový ventil odvodní
	Zpětná klapka
	Mřížka ve dveřích nebo podřezání dveří - dodávka stavby
	Stávající potrubí a VZT zařízení
	Ohebné izolované potrubí - flexohadice
	Ocelové kruhové potrubí (pozinkovaný plech)
	Potrubí opatřené tepelnou izolací tl. 40 mm s požární odolností 45 min.
	Množství odváděného / přiváděného vzduchu


ZAŘÍZENÍ ČÍSLO:	
1	Větrání sociálních zázemí (1.NP a 2.NP) - odvod vzduchu.
1.01	Úsporný střešní ventilátor s EC motorem 315, vč. příslušenství. 1 170 min-1, max. 1 700 m3/h, 93 W, 0,41 A, 230 V, 49 dB(A), 18,0 kg, krytí IP 44, připojení Ø 250, pracovní teplota – 20 °C až + 40 °C, skříň z Al plechu.

POZNÁMKY:

- Veškeré odvodní potrubí bude ve vodotěsném provedení, potrubí bude vyspádováno a bude zajištěn odvod kondenzátu v nejnižším místě potrubí.
- Ventilátory budou připojeny na potrubí přes pružné manžety.
- Potrubí bude kotveno do konstrukcí, které nesousedí s akusticky chráněným prostorem.
- Veškeré prostupy požárními úseky budou opatřeny protipožárními klapkami.
- Prostupy a drážky budou zazděny včetně opravení povrchů (omítek a maleb).
- Distribuční elementy (ventilátory) umístit a koordinovat s profesí elektro.
- Při realizaci je možné nahradit navržené výrobky jinými při dodržení technických parametrů a dimenzí.
- Jednotlivé profese nutno koordinovat v rámci stavby.

PROSTUPY:

- a Vybourání prostupu 200x200 mm
- b Vybourání prostupu 250x250 mm
- c Vybourání prostupu 300x300 mm
- d Vybourání prostupu 350x350 mm
- e Vybourání prostupu 450x450 mm

Investor:			
Město Česká Lípa T. G. Masaryka 1/1, 470 01 Česká Lípa 1 IČ: 002 60 428; DIČ: CZ 002 60 428			
Generální projektant:			
Design 4 - projekty staveb, s.r.o. sídlo společnosti: Sokolská 1183, 460 01 Liberec korespondenční adresa - provozovna: Trávnice 902, 511 01 Turnov			
Projektant části PD:		Datum: leden 2018	
Design 4 - projekty staveb, s.r.o. sídlo společnosti: Sokolská 1183, 460 01 Liberec korespondenční adresa - provozovna: Trávnice 902, 511 01 Turnov			
Místo stavby:		Číslo zakázky: 1732	
Kraj:		Autorizace:	
Stupeň dokumentace:		Paré č.:	
HIP:		Číslo dokumentu: 03	
Projektant:			
Odpovědný projektant:			
Ing. Jindřich Lechovský			
Název stavby:		Měřítko: 1:50	
Stavební objekt:			
Část dokumentace:			
Název dokumentu :			