



REVIZNÍ ŠACHTY NA DOMOVNÍ PŘÍPOJCE
RŠ1 a RŠ2

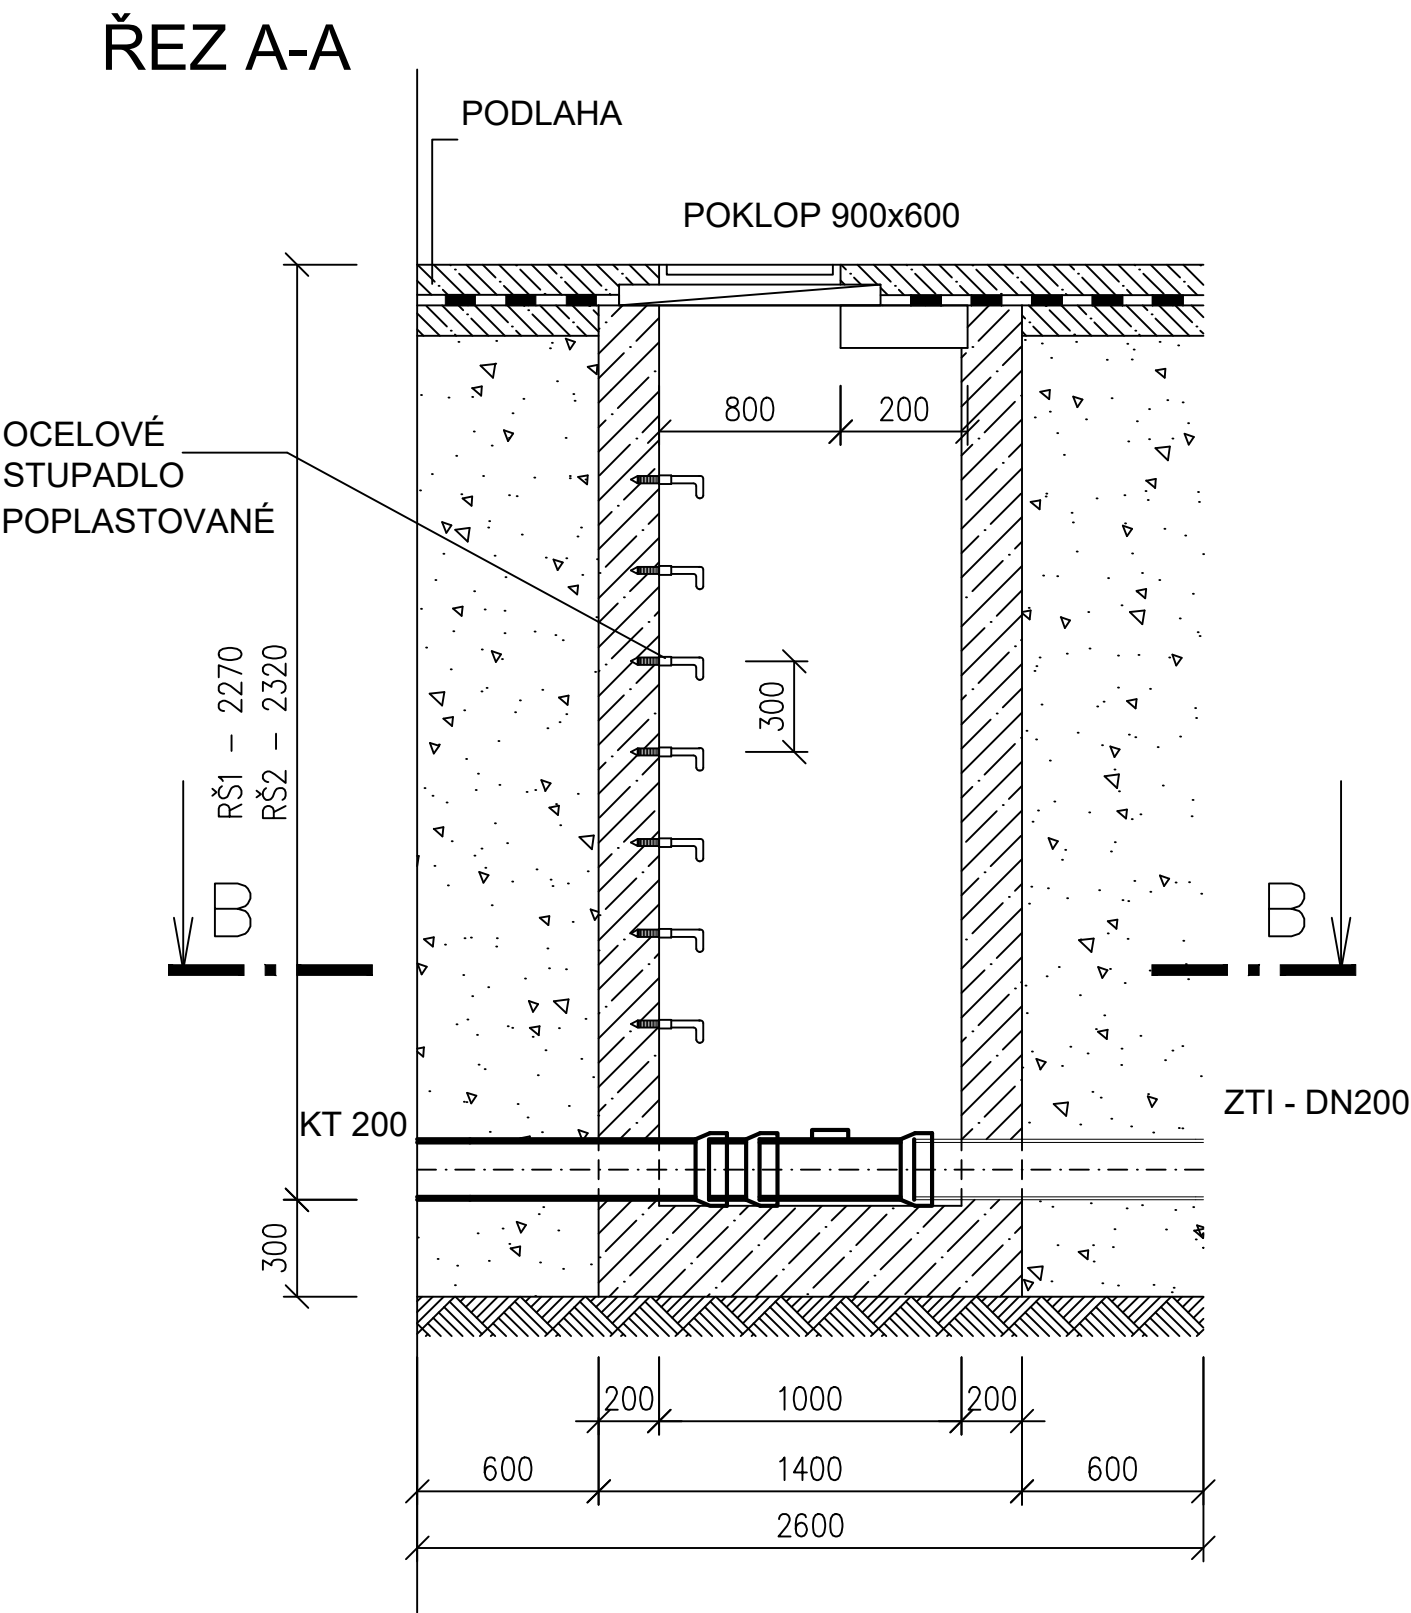

Poznámka:
REVIZNÍ ŠACHTA, VČ.POKLOPU JE
DODÁVKOU STAVEBNÍ ČÁSTI.
VNĚJŠÍ ROZMĚRY JSOU ORIENTAČNÍ, PLATÍ
ROZMĚRY VE STAVEBNÍ ČÁSTI

PŮDORYSNÝ ŘEZ B-B

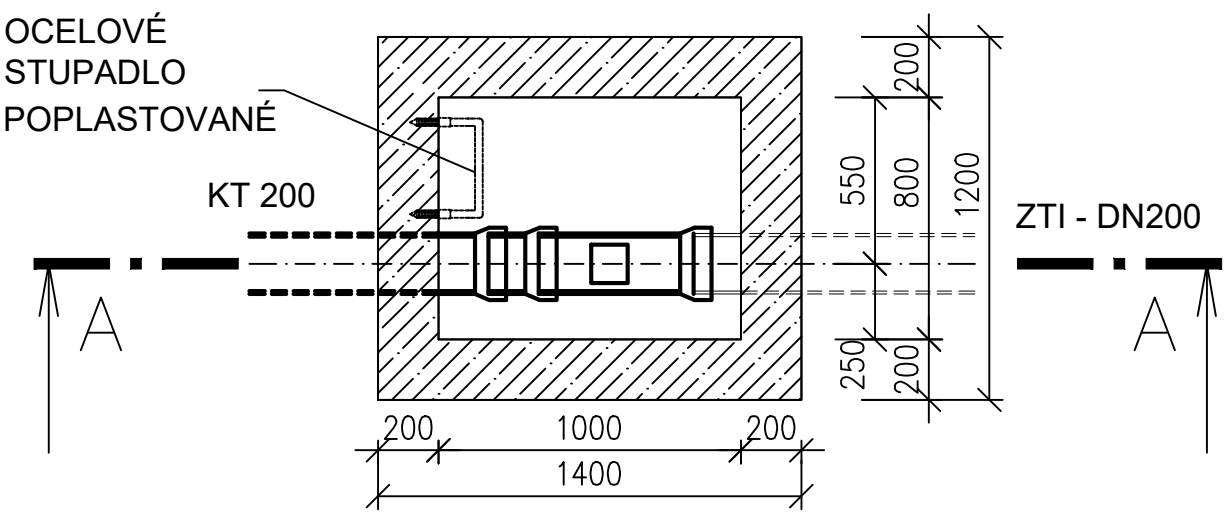

±0,000 = 263,17 m.n.m. Bpv

INVESTOR	MĚSTO ČESKÁ LÍPA, náměstí T. G. Masaryka č.1, 470 36 Česká Lípa	AUTORIZAČNÍ RAZÍTKO:
AKCE	REKONSTRUKCE JIRÁSKOVA DIVADLA V ČESKÉ LÍPĚ Panská 219, 470 01 Česká Lípa	
STUPEŇ	DOKUMENTACE PRO PROVEDENÍ STAVBY	
ČÁST	D.2.2. VENKOVNÍ ROZVOD KANALIZACE	GENERÁLNÍ PROJEKTANT Adam Rujbr Architects Srbská 22, 612 00 Brno - Královo Pole Tel.: 545 216 938, Fax: 545 216 937, GSM: 603 283 041 Hořejší nábřeží 19, 150 00 Praha 5 Tel.: 251 511 333, GSM: 603 799 403
ODPOVĚDNÝ PROJEKTANT	Ing. Ladislav Pilař	HLAVNÍ PROJEKTANT Ing. arch. Adam Rujbr
VYPRACOVAL	Ing. Ladislav Pilař	ARCHITEKT Ing. arch. Adam Rujbr, Ing. Michal Surka Ing. arch. Michaela Foltýnová, Ing. arch. Aleš Chlád
KONTROLOVAL	Ing. Hana Kolková	HIP Ing. Michal Surka
OBSAH VÝKRESU	Č. ZAKÁZKY:	SADA
REVIZNÍ ŠACHTY	DATUM 03/2020	MĚŘÍTKO 1:25
		Č. VÝKR. D.2.2_202