

 
POZNÁMKY:

- 1) PROSTUPY PRO INSTALACE ZE STROJOVNY TECHNOLOGIE BUDOU ŘEŠENY V RÁMCI VÝROBNÍ DOKUMENTACE TECHNOLOGIE FONTÁNY
- 2) ODTOK VODY Z BAZÉNU FONTÁNY BUDE ŘEŠEN JAKO STANDARTNÍ STŘEŠNÍ VPUSŤ PLOCHÉ STŘECHY S KRYTINOU Z FÓLIE PVC
- 3) PVC FÓLIE BAZÉNU FONTÁNY BUDE TMAVĚ ŠEDÉ BARVY, TL MIN 1,5mm. K PODKLADU BUDE KOTVENA MECHANICKÝMI KOTVAMI DLE TECHNOLOGICKÉHO PŘEDPISU VÝROBCE FÓLIE
- 4) KOTVNÍ ZÁVITOVÉ TYČE PRO UKOTVENÍ ROŠTU BUDOU UPEVNĚNY POMOCÍ CHEMICKÉ MALTY. PROSTUP FÓLIÍ PVC BUDE UTĚSNĚN SILIKONOVÝM TMELEM PRO VENKOVNÍ POUŽITÍ
- 5) PROSTUPY INSTALACÍ STĚNY BAZÉNU BUDOU OPRACOVÁNY PLASTOVÝMI TVAROVKAMI, STAŽNÝMI NEREZOVOU OBJÍMKOU A UTĚSNĚNY PU TMELEM
- 6) PŘED ZAHÁJENÍM VÝROBY BUDE ZHOTOVITELEM TECHNOLOGIE FONTÁNY ZAJIŠTĚNA VÝROBNÍ DOKUMENTACE
- 7) KERAMICKÝ OBKLAD, VNĚJŠÍ HRANY, BUDE PROVEDEN SYSTÉMEM "KAMENICKÉ ROHY"

LEGENDA KONSTRUKCÍ



ŽELEZOBETONOVÉ KONSTRUKCE BEZ ROZLIŠENÍ - POPIS VIZ TZ A ČÁST D.1.2




DRENÁŽ - PERFOROVANÁ PVC TRUBKA D 100mm



STÁVAJÍCÍ BUDOVA č.p. 2983




MIKROPILOTY - OC. TR. 89/10mm

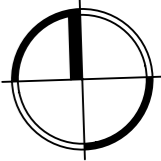


NAVAZUJÍCÍ ZÁKLAD ZÍDKY SO 04

VYTYČOVACÍ BODY

BOD	X km	Y km
F1	725.43361993	978.31284668
F2	725.43061997	978.31294564
F3	725.43076736	978.31744322
F4	725.43376732	978.31734426
F5	725.43361993	978.31284668
F6	725.43678562	978.32114133
F7	725.44074571	978.31691107

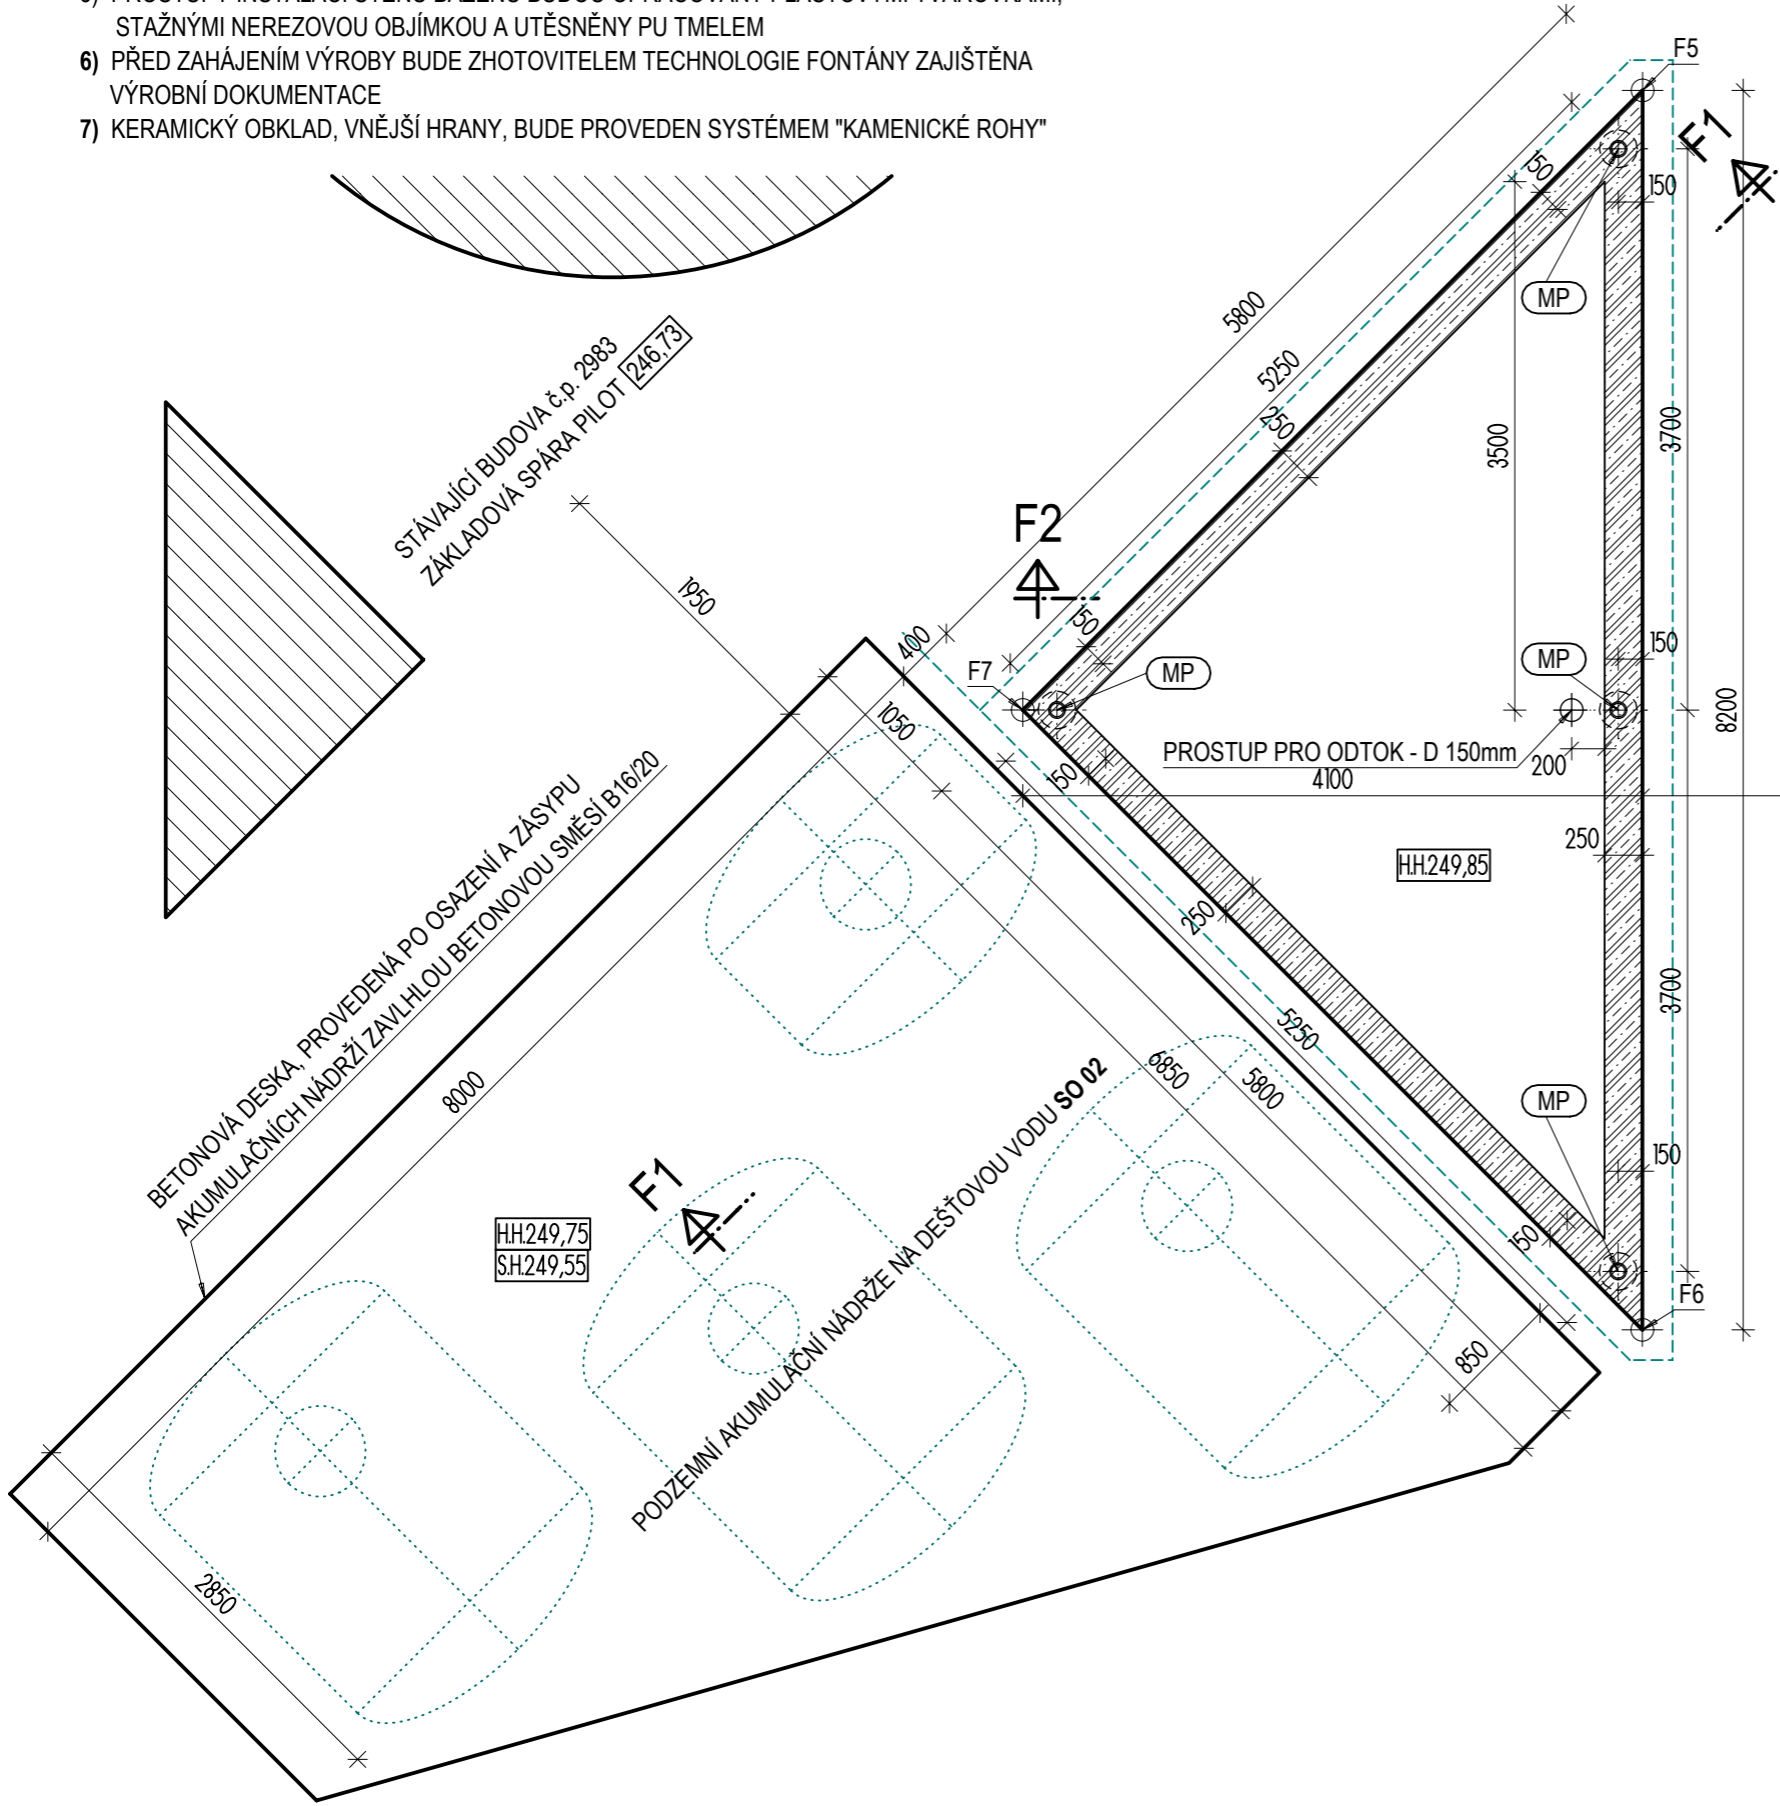

VÝŠKOVÝ SYSTÉM Bpv, SOUŘADNICOVÝ JTSK ±0,000 = 251,28m N. M.

 K. KŇÁKAL INŽENÝRING PROJEKTY	473 01 Okrouhlá, Okrouhlá 70 tel.: +420 603 192 266 email: knakal.jiri@gmail.com	HIP KONTROLOVAL VYPRACOVAL	ING. ARCH. JIŘÍ KŇÁKAL ING. KAREL STRÁNSKÝ ING. ARCH. JIŘÍ KŇÁKAL
--	--	----------------------------------	---

OBJEDNATEL <b>MĚSTO ČESKÁ LÍPA</b> , nám. T.G. Masaryka č.p. 1, 470 36 Česká Lípa		ČÍSLO VYTISKU	
NÁZEV ZAKÁZKY <b>REKONSTRUKCE OBJEKTU č.p. 2983 V ULICI U SYNAGOGY V ČESKÉ LÍPĚ VENKOVNÍ ÚPRAVY A INŽENÝRSKÉ SÍTĚ SO 02 - SO 04</b>			
STAVEBNÍ OBJEKT / ČÁST <b>SO 03 / D.1 ARCHITEKTONICKO-STAVEBNÍ ŘEŠENÍ</b>			
STUPĚN DPS	DATUM 05/2021	MĚŘÍTKO 1 : 50	ČÍSLO ZAKÁZKY S.2020.8.03
VÝKRES <b>VENKOVNÍ FONTÁNA ZÁKLADY, PŮDORYS STROJOVNA</b>			ČÍSLO VÝKRESU <b>D.1.1.b)02</b>